


PLANTA BAIXA - PISO SUPERIOR
 ESCOLA 179 - AREA 180,00M²

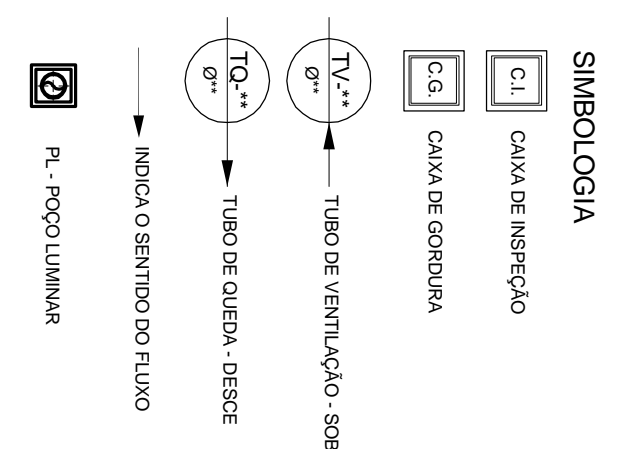

PROJETO HIDROSSANITÁRIO - ESCOTO		COMERCIAL	
GINASIO POLIESPORTIVO CAMPUS TEÓFILO OTONI			
AV. DR. LUIS SOUZA FERREIRO SALIMANI, S/Nº - B. PRONÓCIA - TEÓFILO OTONI, MS UNIDADE DE ENSINO SUPERIOR UNIVERSIDADE ESTADUAL DE MARINGÁ - MS FONE: (51) 3511-2100 FAX: (51) 3511-2101			
PROJETO: EDUARDO NEVES DATA: SET/2010 ESCALA: 1:100			
RESPONSÁVEL TÉCNICO: ENG. CIVIL EDUARDO OLIVEIRA NEVES CRÉD. Nº 48.466/MS			
FECHADO	VIA	DESENHO	TÍTULO
V 1	SET / 2010	EDUARDO NEVES	02/04