


PLANTA BAIXA - PISO TERREO
 ESCALA: 1/75 - AREA: 1.917,00m²

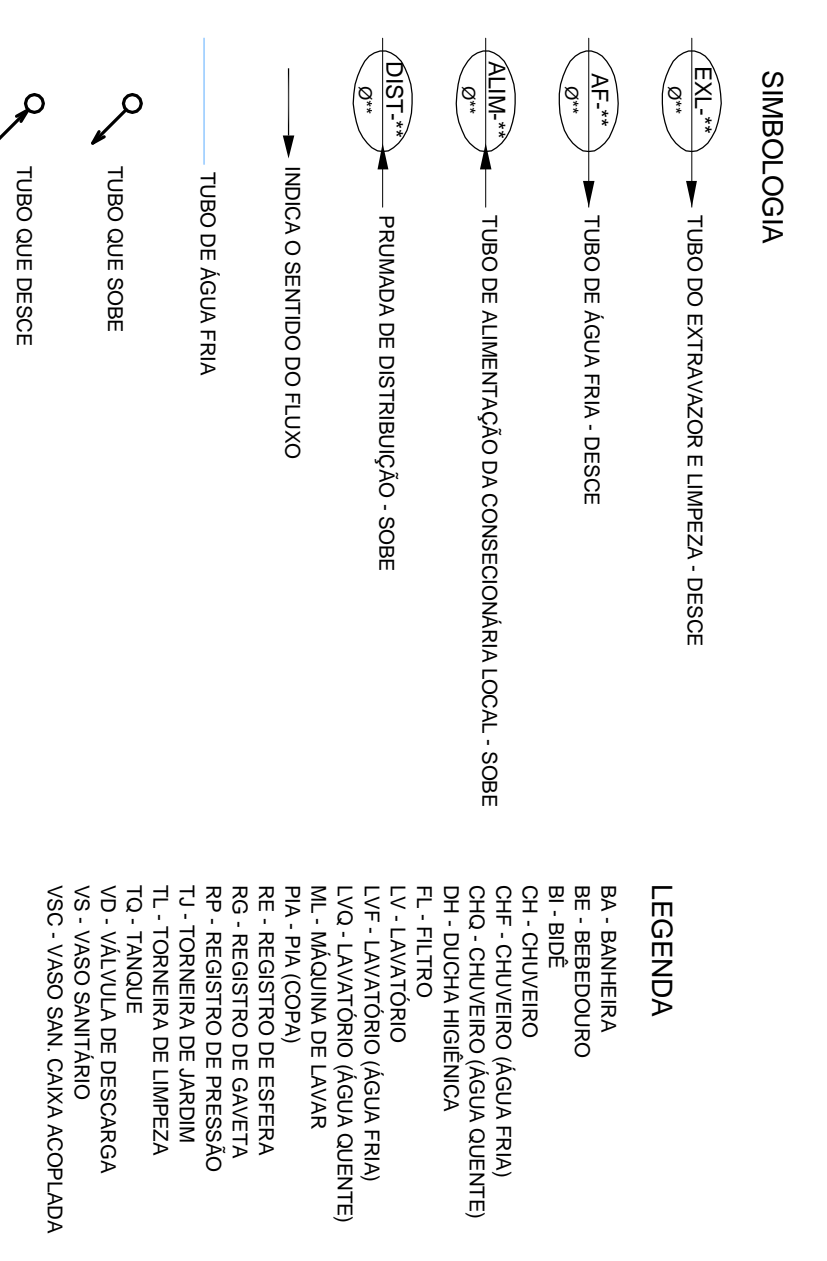

RELACÃO DE MATERIAS - ALGUA FRIA - TUBOS E CONEXOES - PVC RIGIDO SOLDAVEL - MARCA: TIGRE, AMORIM OU EQUIVALENTE TECNICO

DESCRIÇÃO	UNID.	DIMENSÃO	QUANT.
Adaptador solda com chaves e mesa	pc	32mm x 3/4"	28
Adaptador solda com chaves e mesa	pc	32mm x 1"	10
Adaptador solda com chaves e mesa	pc	32mm x 1 1/2"	4
Adaptador solda com chaves e mesa	pc	60mm x 2"	4
Adaptador solda tipo "P" / Pajotas 1/2"	pc	25mm x 3/4"	1
Adaptador solda tipo "P" / Pajotas 1/2"	pc	60mm x 1"	1
Bucha de vedação soldavel com 60mm x 25mm	pc	30mm x 25mm	6
Bucha de vedação soldavel com 60mm x 25mm	pc	60mm x 25mm	2
Bucha de vedação soldavel com 60mm x 25mm	pc	60mm x 25mm	1
Bucha de vedação soldavel com 60mm x 25mm	pc	60mm x 25mm	3
Cano de soldavel	pc	25mm	68
Cano de soldavel	pc	32mm	22
Cano de soldavel	pc	60mm	4
Cano de soldavel	pc	90mm	71
Junção PVC de solda - chaves e mesa	pc	25mm x 1/2"	4
Junção PVC de solda - chaves e mesa	pc	25mm x 3/4"	2
Junção PVC de solda - chaves e mesa	pc	25mm x 1"	2
Regulador de Chaves	pc	3/4"	8
Regulador de Chaves	pc	1"	4
Regulador de Chaves	pc	1 1/2"	4
Regulador de Chaves	pc	2"	40
Tubo de 60mm	pc	60mm	5
Tubo de 75mm	pc	75mm	19
Tubo de 90mm	pc	90mm	1
Tubo de 100mm	pc	100mm	4
Tubo de 110mm	pc	110mm	5
Tubo de 125mm	pc	125mm	4
Tubo de 150mm	pc	150mm	2
Tubo PVC de 60mm	m	60mm	929,00
Tubo PVC de 75mm	m	75mm	88,90
Tubo PVC de 90mm	m	90mm	28,67
Tubo PVC de 100mm	m	100mm	20,70
Tubo PVC de 110mm	m	110mm	4
Tubo PVC de 125mm	m	125mm	1
Tubo PVC de 150mm	m	150mm	1

PROJETO HIDROSSANITÁRIO - ÁGUA FRIA
 COMERCIAL

CLIENTE: GINÁSIO POLIESPORTIVO
 CAMPUS DIAMANTINA
 RUA DIAMANTINA, 567 - JARDIM SÃO CARLOS - DIAMANTINA - SP
 UNIFORMES DE ARQUITETO: EDUARDO NEVES
 Nº DE LICENÇA DE PROFISSIONAL: 18.888.315/0001-57

PROJETO: PLANTA BAIXA - PISO TERREO

PROFESSOR RESPONSÁVEL: ENG. CIVIL EDUARDO OLIVEIRA NEVES
 CREA Nº: 64.066/8-0

DATA: SET/2010
 ESCALA: 1/75