


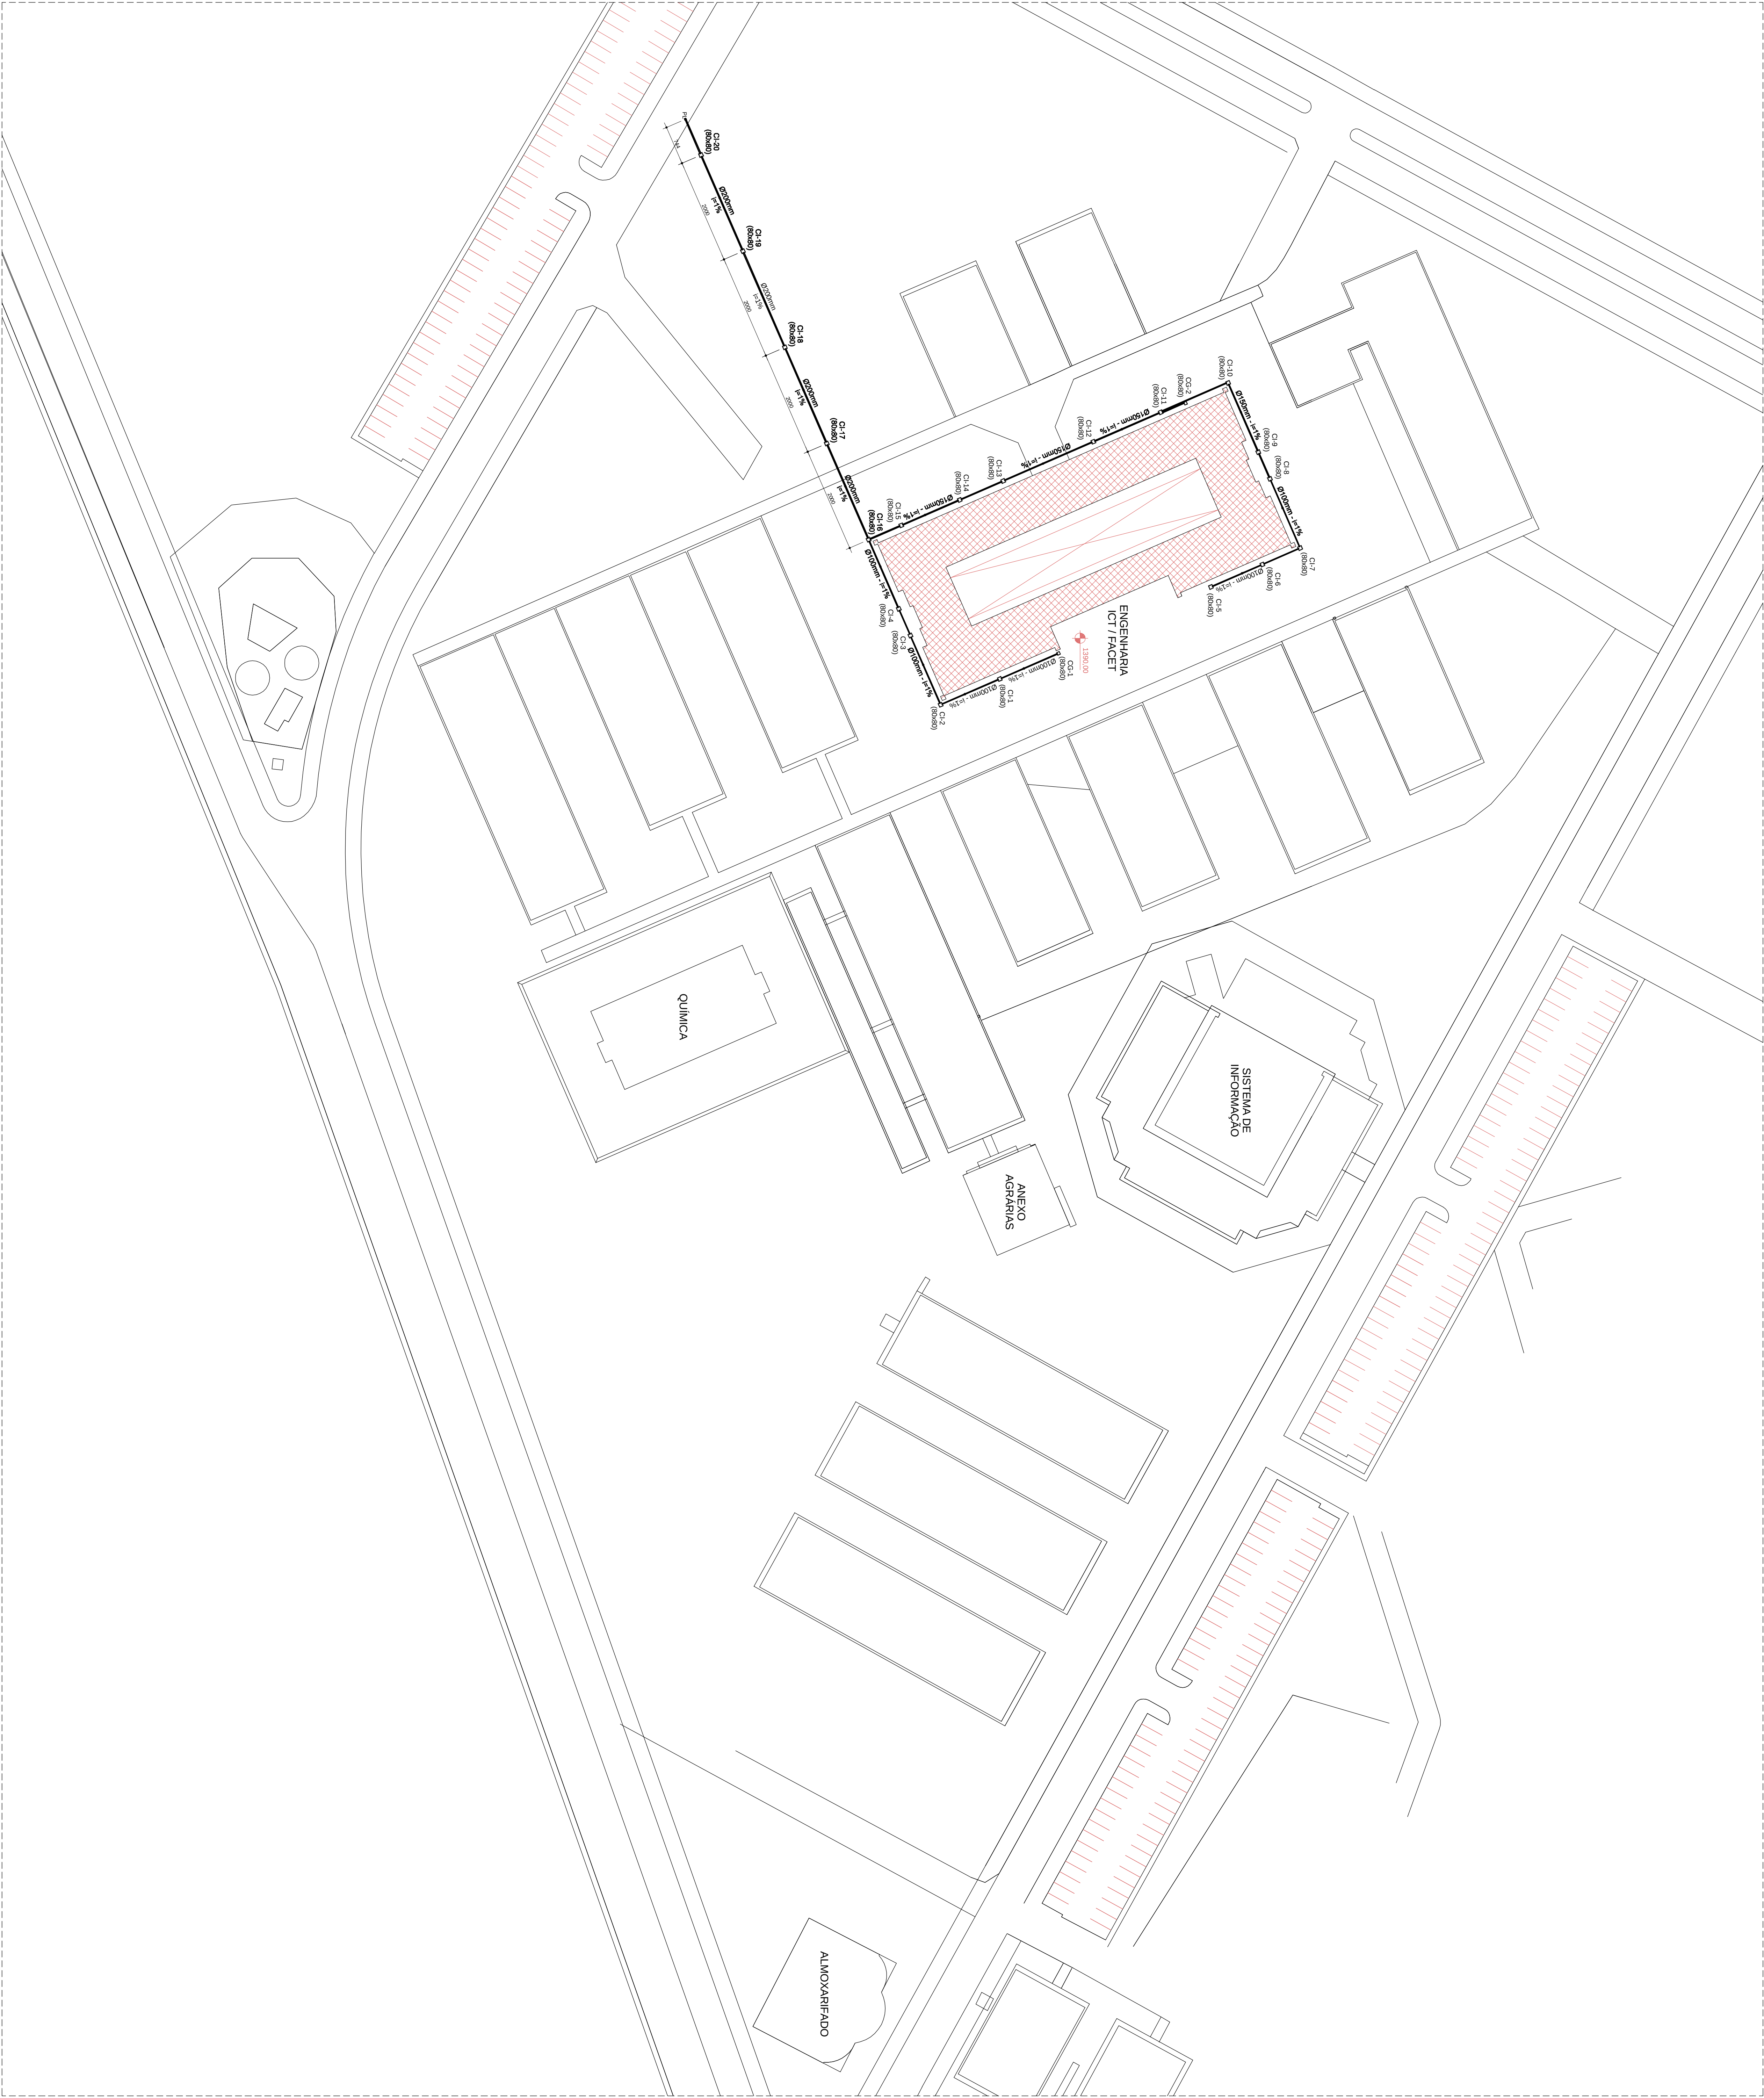

PLANTA BAIXA DE IMPLANTAÇÃO

ESCALA: 1:500

PRÉDIO ENGENHARIAS - FACET / ICT			
CAMPUS DIAMANTINA			
RODOVIA MG-367, KM 353, N° 5500 - ALTO DA JACUBÁ - DIAMANTINA/MG			
UNIVERSIDADE FEDERAL DOS VALES DO JEQUITINHONHA E MUCURI			
CAMPUS			
PLANTA BAIXA DE IMPLANTAÇÃO			
PROJETO HIDROSSANITÁRIO - ESGOTO			
COMERCIAL			
AUTOR: ENO. CIVIL EDUARDO OLIVEIRA NUNES			
DATA: 08/08			
V.1			
JUL / 2010			
EDUARDO NUNES			
08/08			