


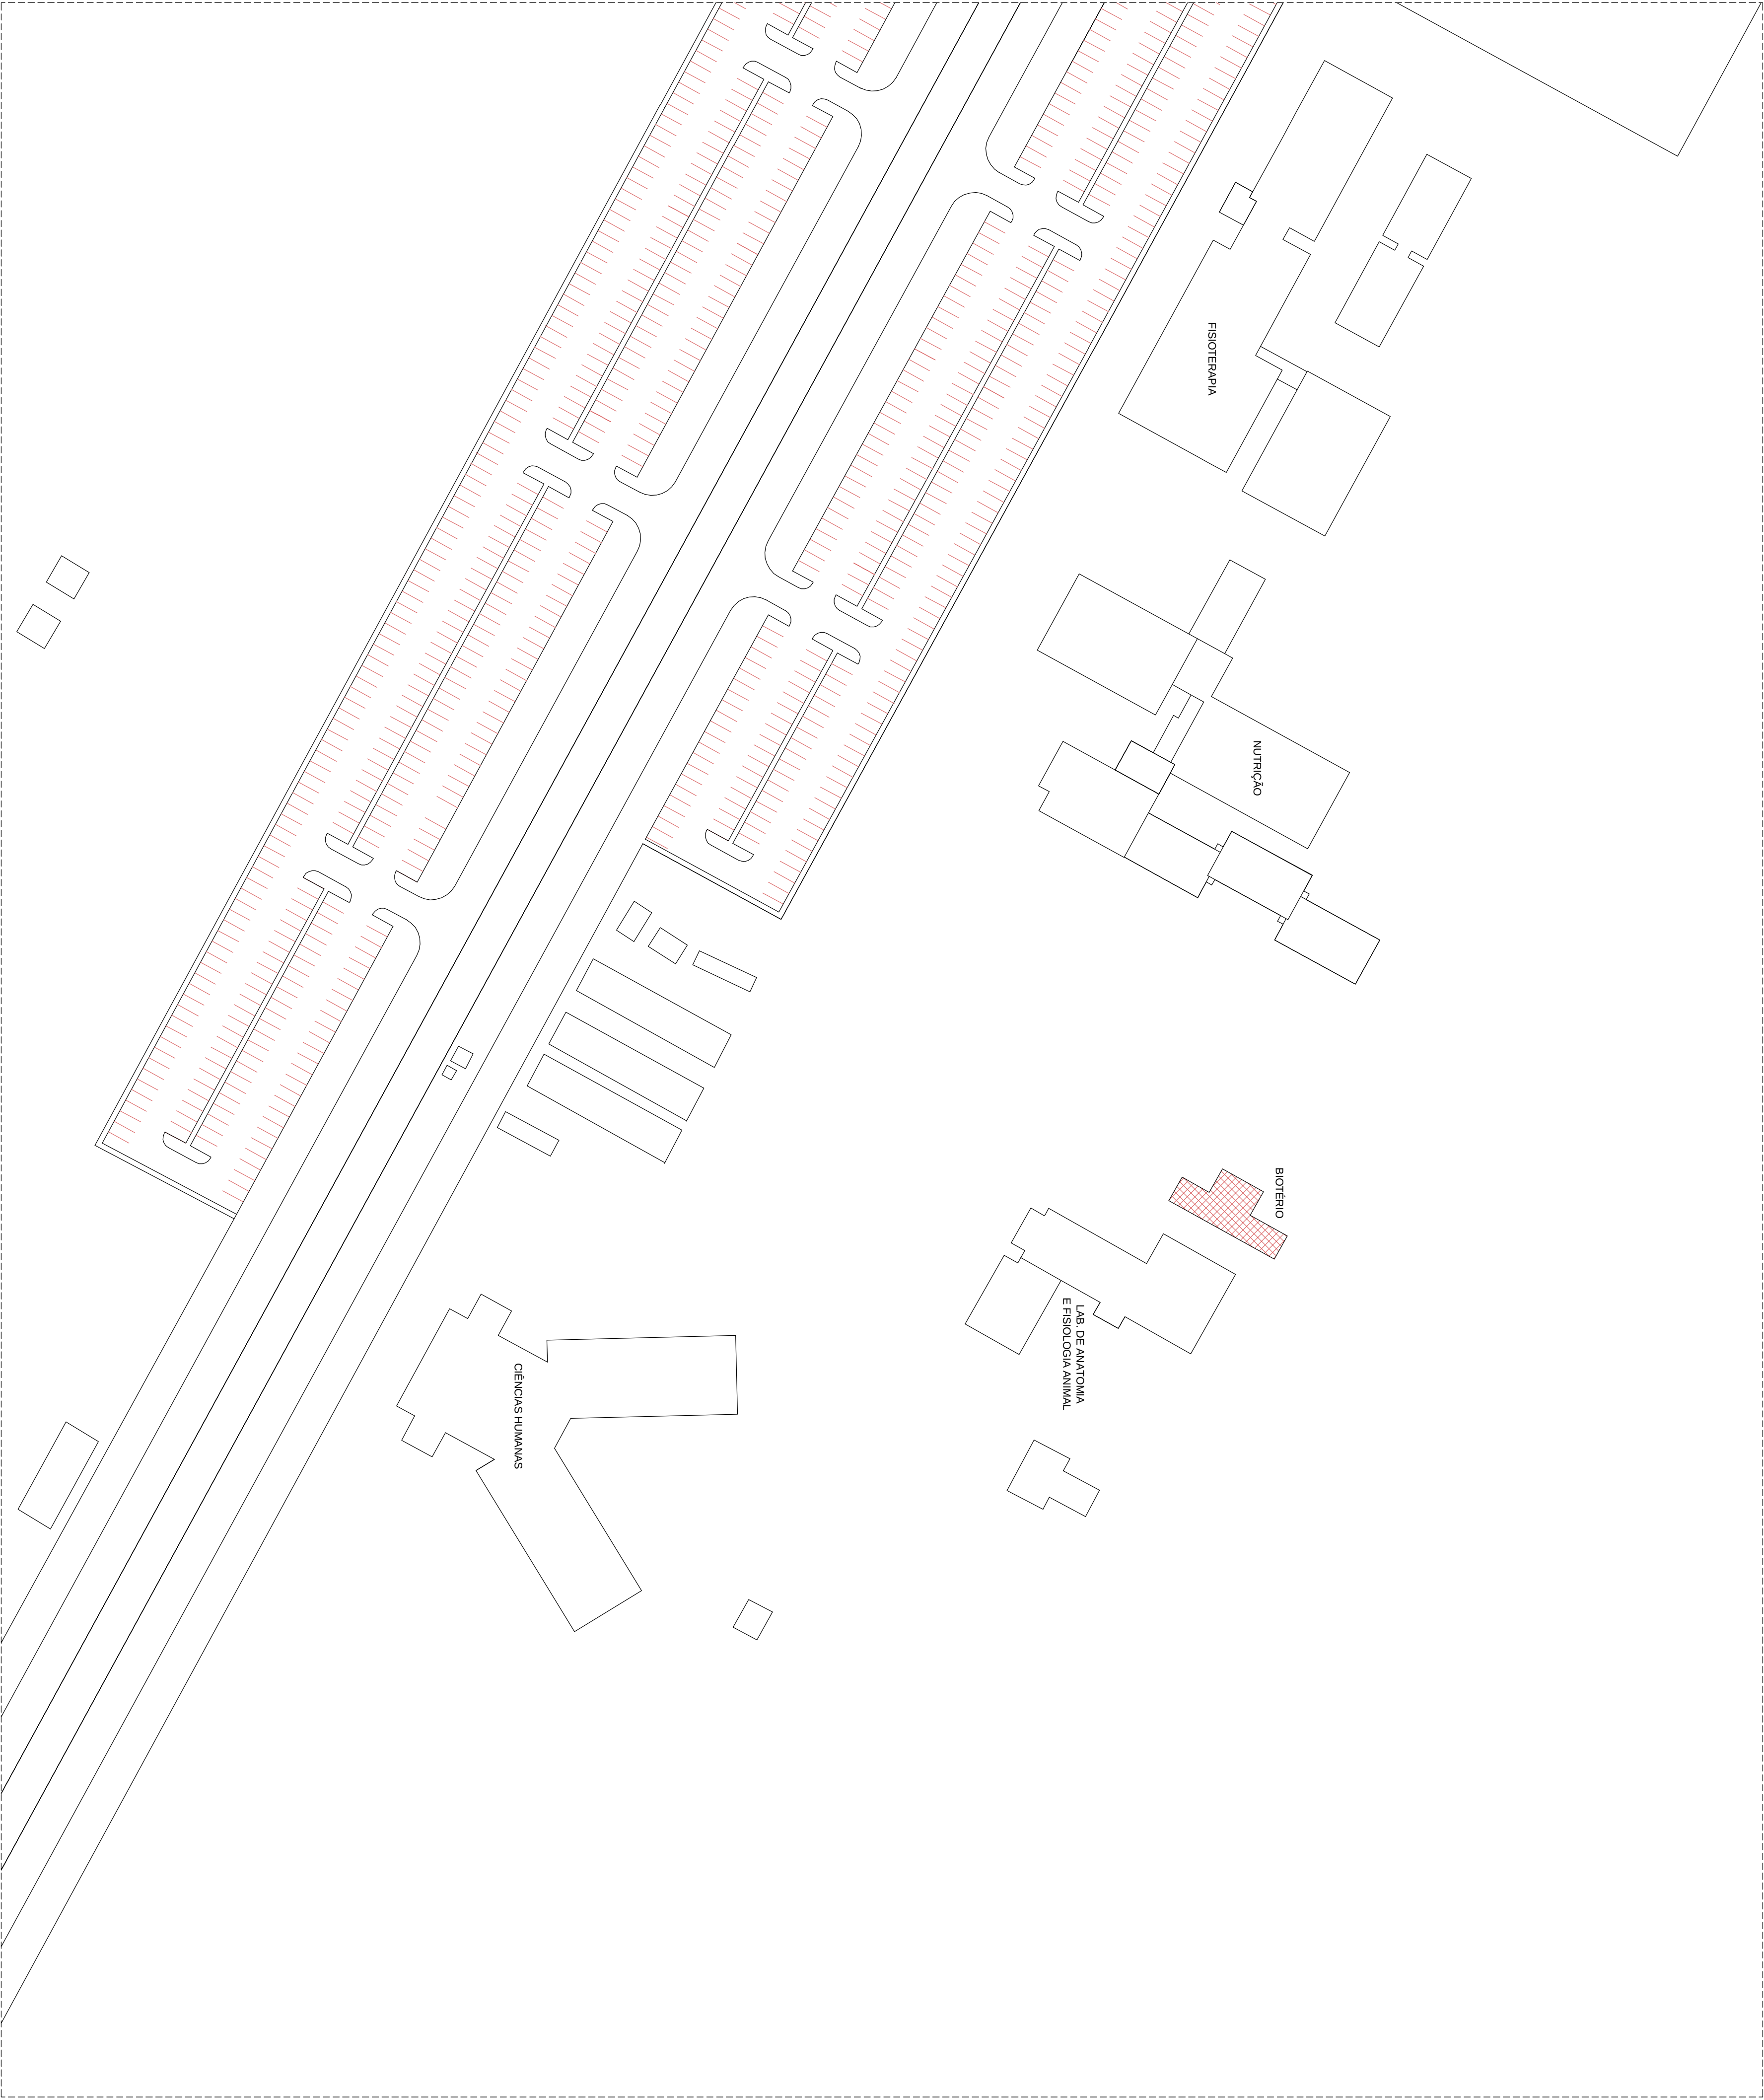

PLANTA BAIXA DE IMPLANTAÇÃO

ESCALA: 1:500

REVISÃO				AUTORIZAÇÃO			
1	DATA	RESPONSÁVEL	PROJEÇÃO DE REVISÃO	1	DATA	RESPONSÁVEL	PROJEÇÃO DE REVISÃO
PROJETO HIDROSSANITÁRIO - ESGOTO				COMERCIAL			
BIOTÉRIO - NUTRIÇÃO				COMERCIAL			
CAMPUS DIAMANTINA				COMERCIAL			
RUA DA MATA, 387 - KM 38,1 - V. 3000 - ALTO DA JACARA - DIAMANTINA/MG				COMERCIAL			
PROJETO DE ARQUITETURA E LAYOUT				COMERCIAL			
CONTEÚDO				COMERCIAL			
PLANTA BAIXA DE IMPLANTAÇÃO				COMERCIAL			
RESPONSÁVEL TÉCNICO				COMERCIAL			
ENG. CIVIL EDUARDO OLIVEIRA NEVES				COMERCIAL			
CRM: 10.000.000.000				COMERCIAL			
V. 1				COMERCIAL			
SET / 2010				COMERCIAL			
EDUARDO NEVES				COMERCIAL			
02/02				COMERCIAL			