



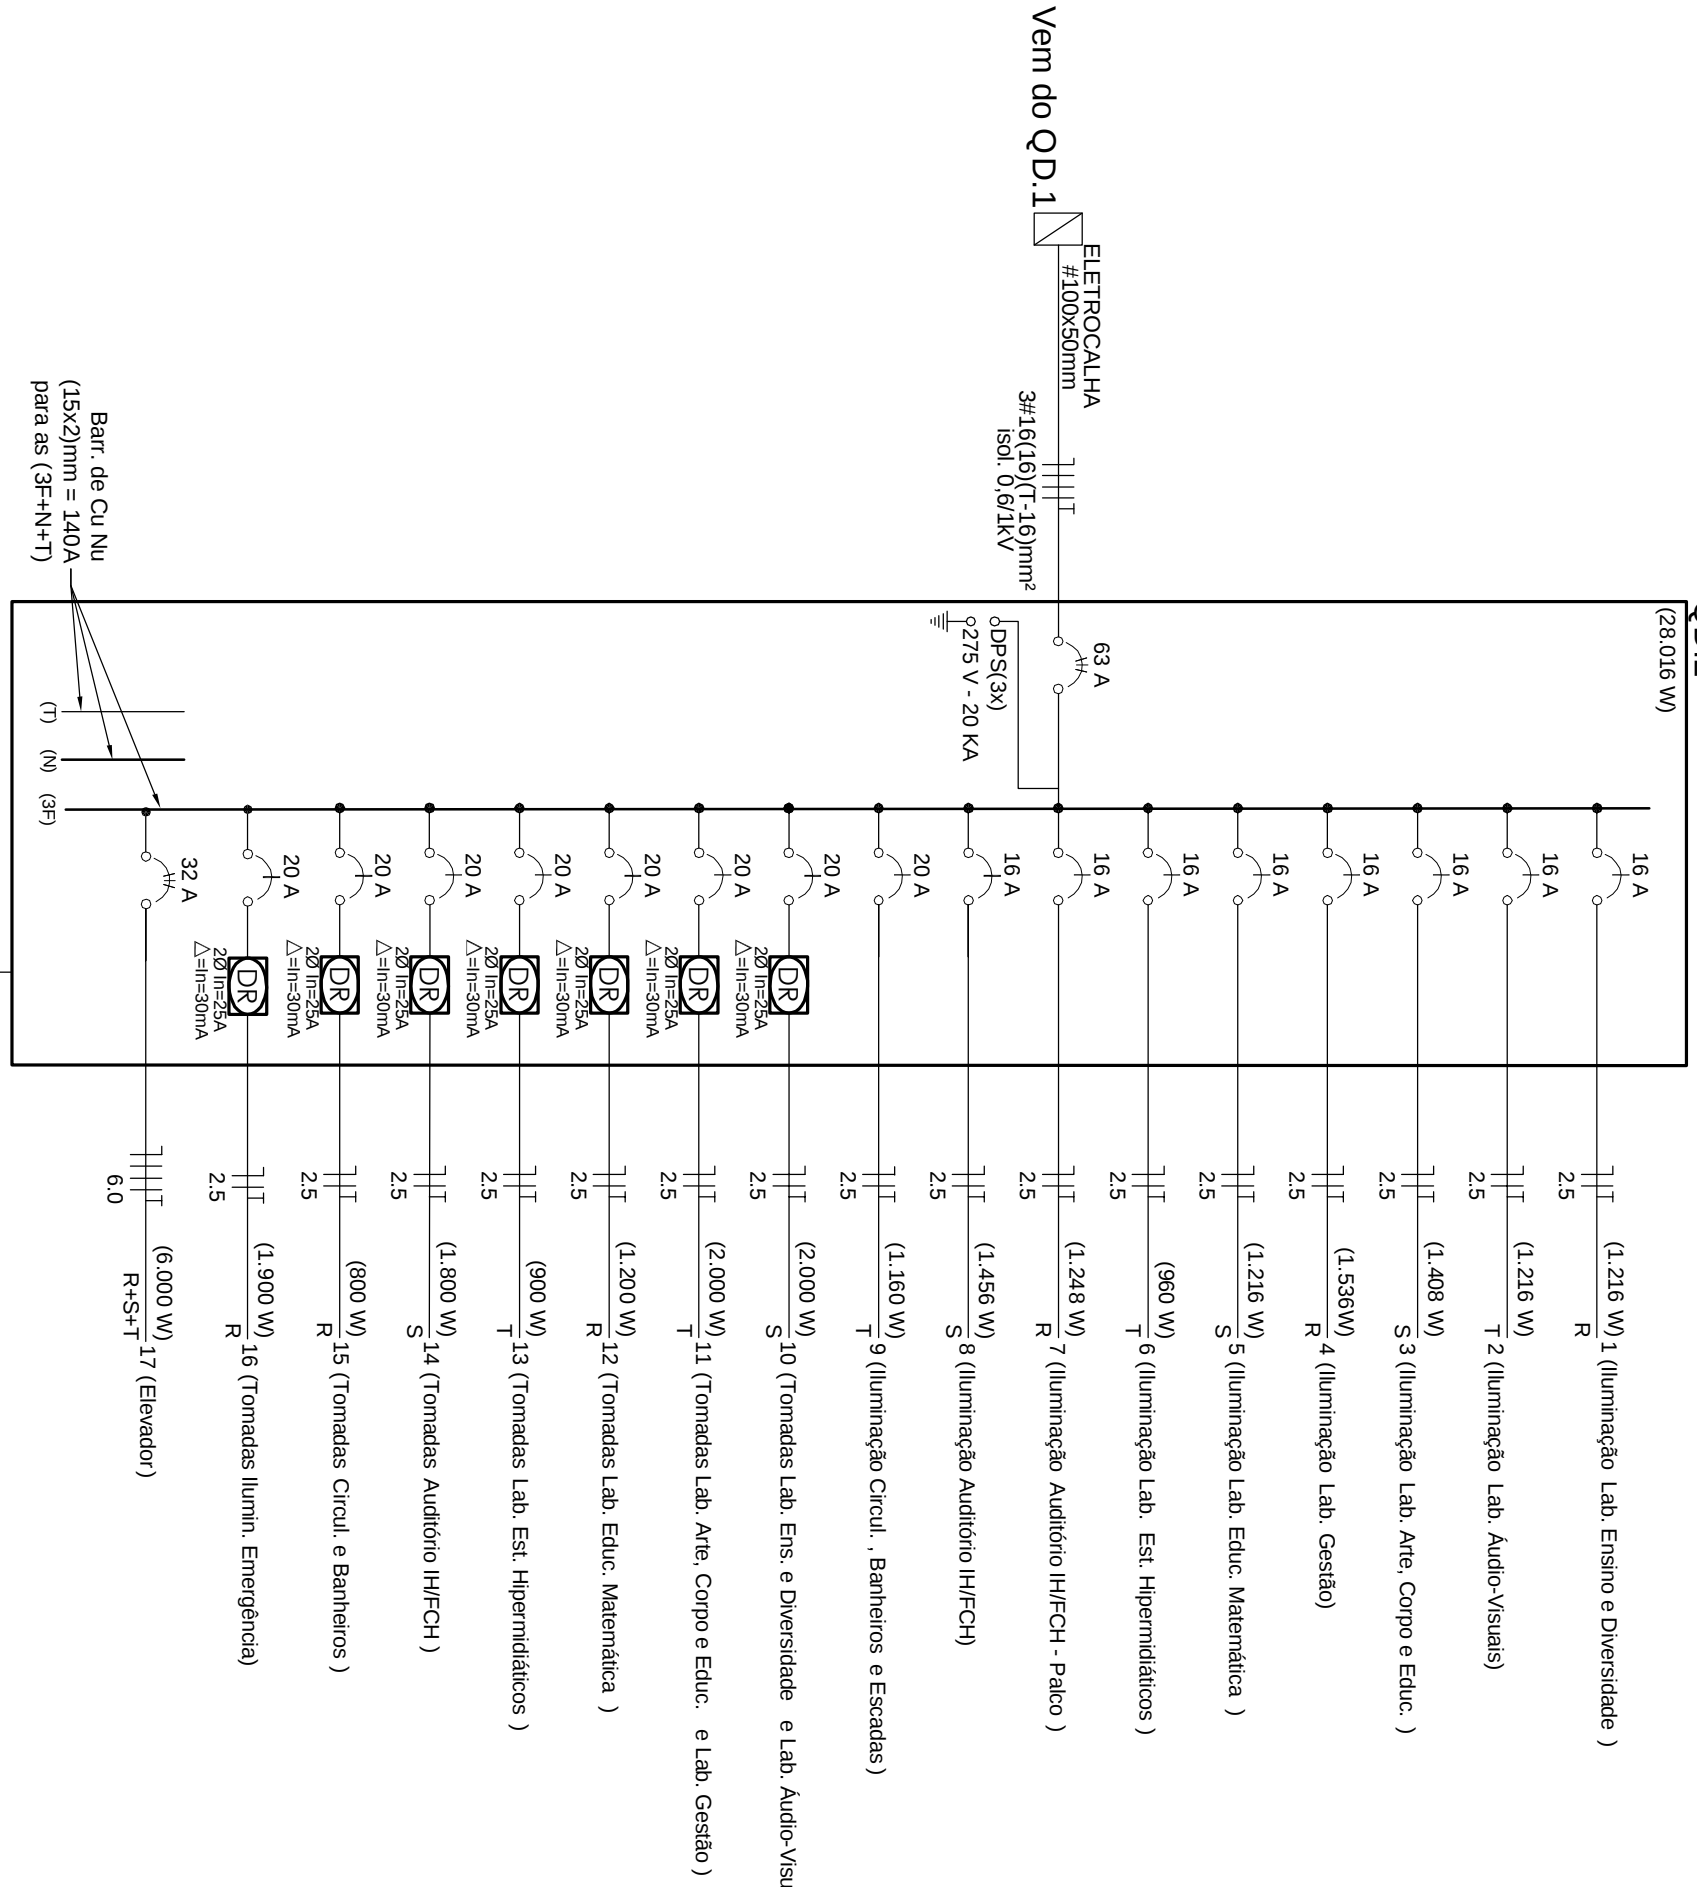

01 DISTRIBUIÇÃO ELÉTRICA 1º PAVTO.
ESCALA 1:75

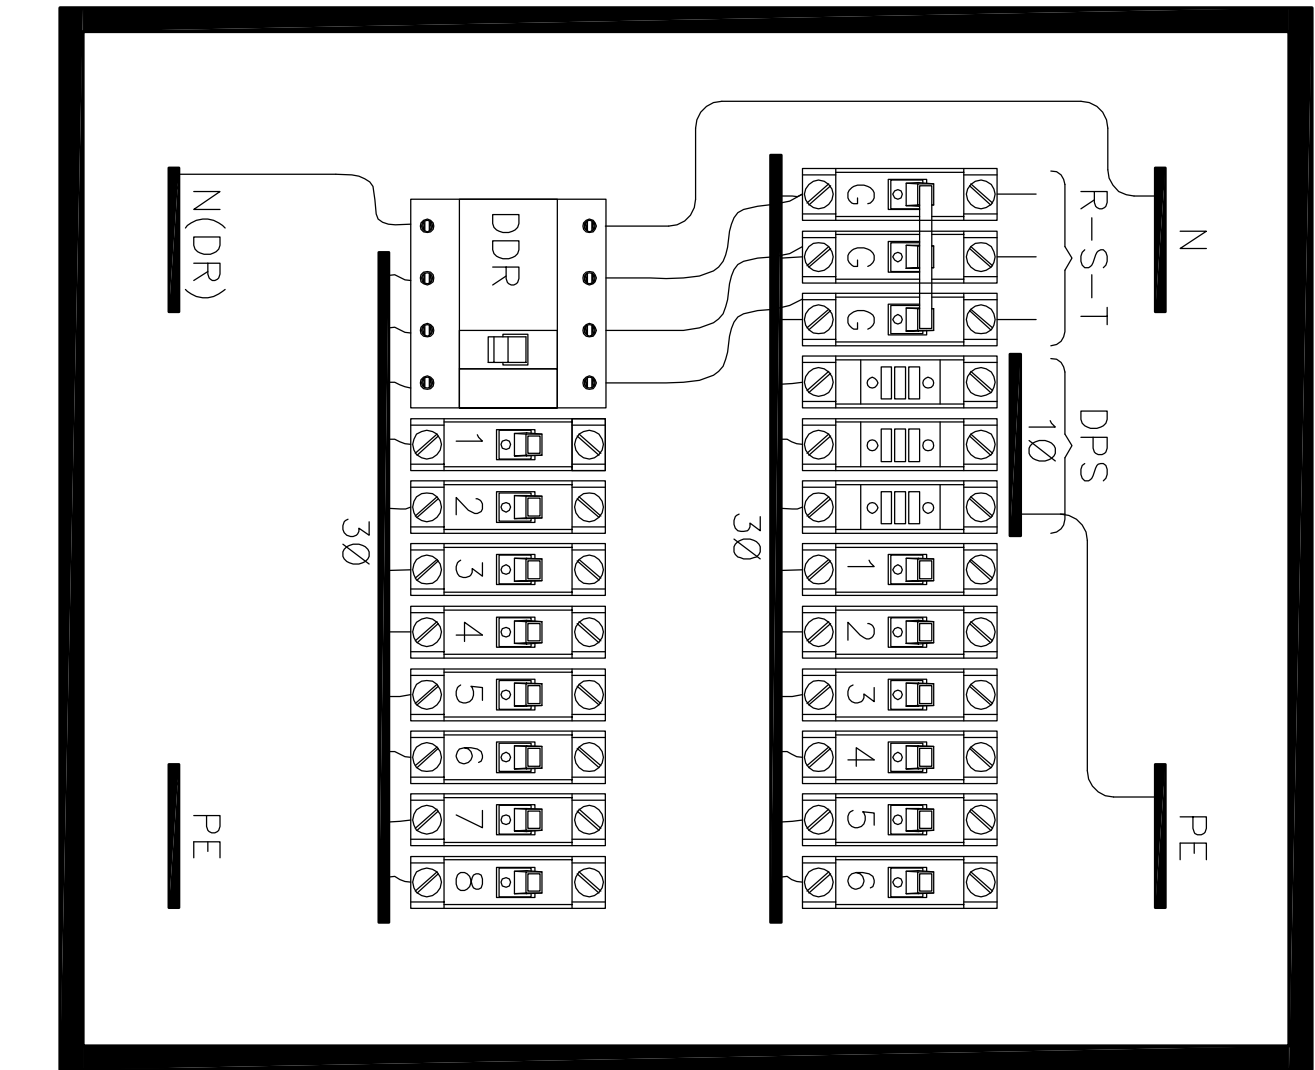


04
DETALHE QUADRO GENÉRICO
S/ ESCALA

02 **DIAGRAMAS UNIFILARES**
S/ESCALA

03 QUADRO DE CARGAS
S/ ESCALA

QUADRO DE CARGAS (QD 2)														
CIRCULC	ILUMINAÇÃO (W)					TOMADAS (W)		POT	FASES (W)			FIAÇÃO	IN	DISJ.
	16	20	28	32	250	100	(W)		R	S	T			
1	76						1216					2,5	9,6	16,4
2	76						1216					2,5	9,6	16,4
3	88						1408					2,5	11,1	16,4
4	96						1336	1536				2,5	12,1	16,4
5	76						1216					2,5	9,6	16,4
6	60						960		960			2,5	7,6	16,4
7						48	1248	1248				2,5	9,6	16,4
8						56	1456	1456				2,5	11,5	16,4
9			26			20			1160			2,5	9,1	16,4
10						20	2000	2000				2,5	19,7	20,4
11						12	1200		2030			2,5	9,4	20,4
13						9	900	900		1200		2,5	7,1	20,4
14						18	1800			1800		2,5	14,2	20,4
15						8	800	800				2,5	6,3	20,4
16						19	1900	1900				2,5	15,0	20,4
17							2000	2000	2000	2000		2,5	15,7	32,4
TOTAL	472	20	104	20	0		106	2800	10800	8688	8528	16	58,8	63,4
FP= 40W														
IN=55-80A														

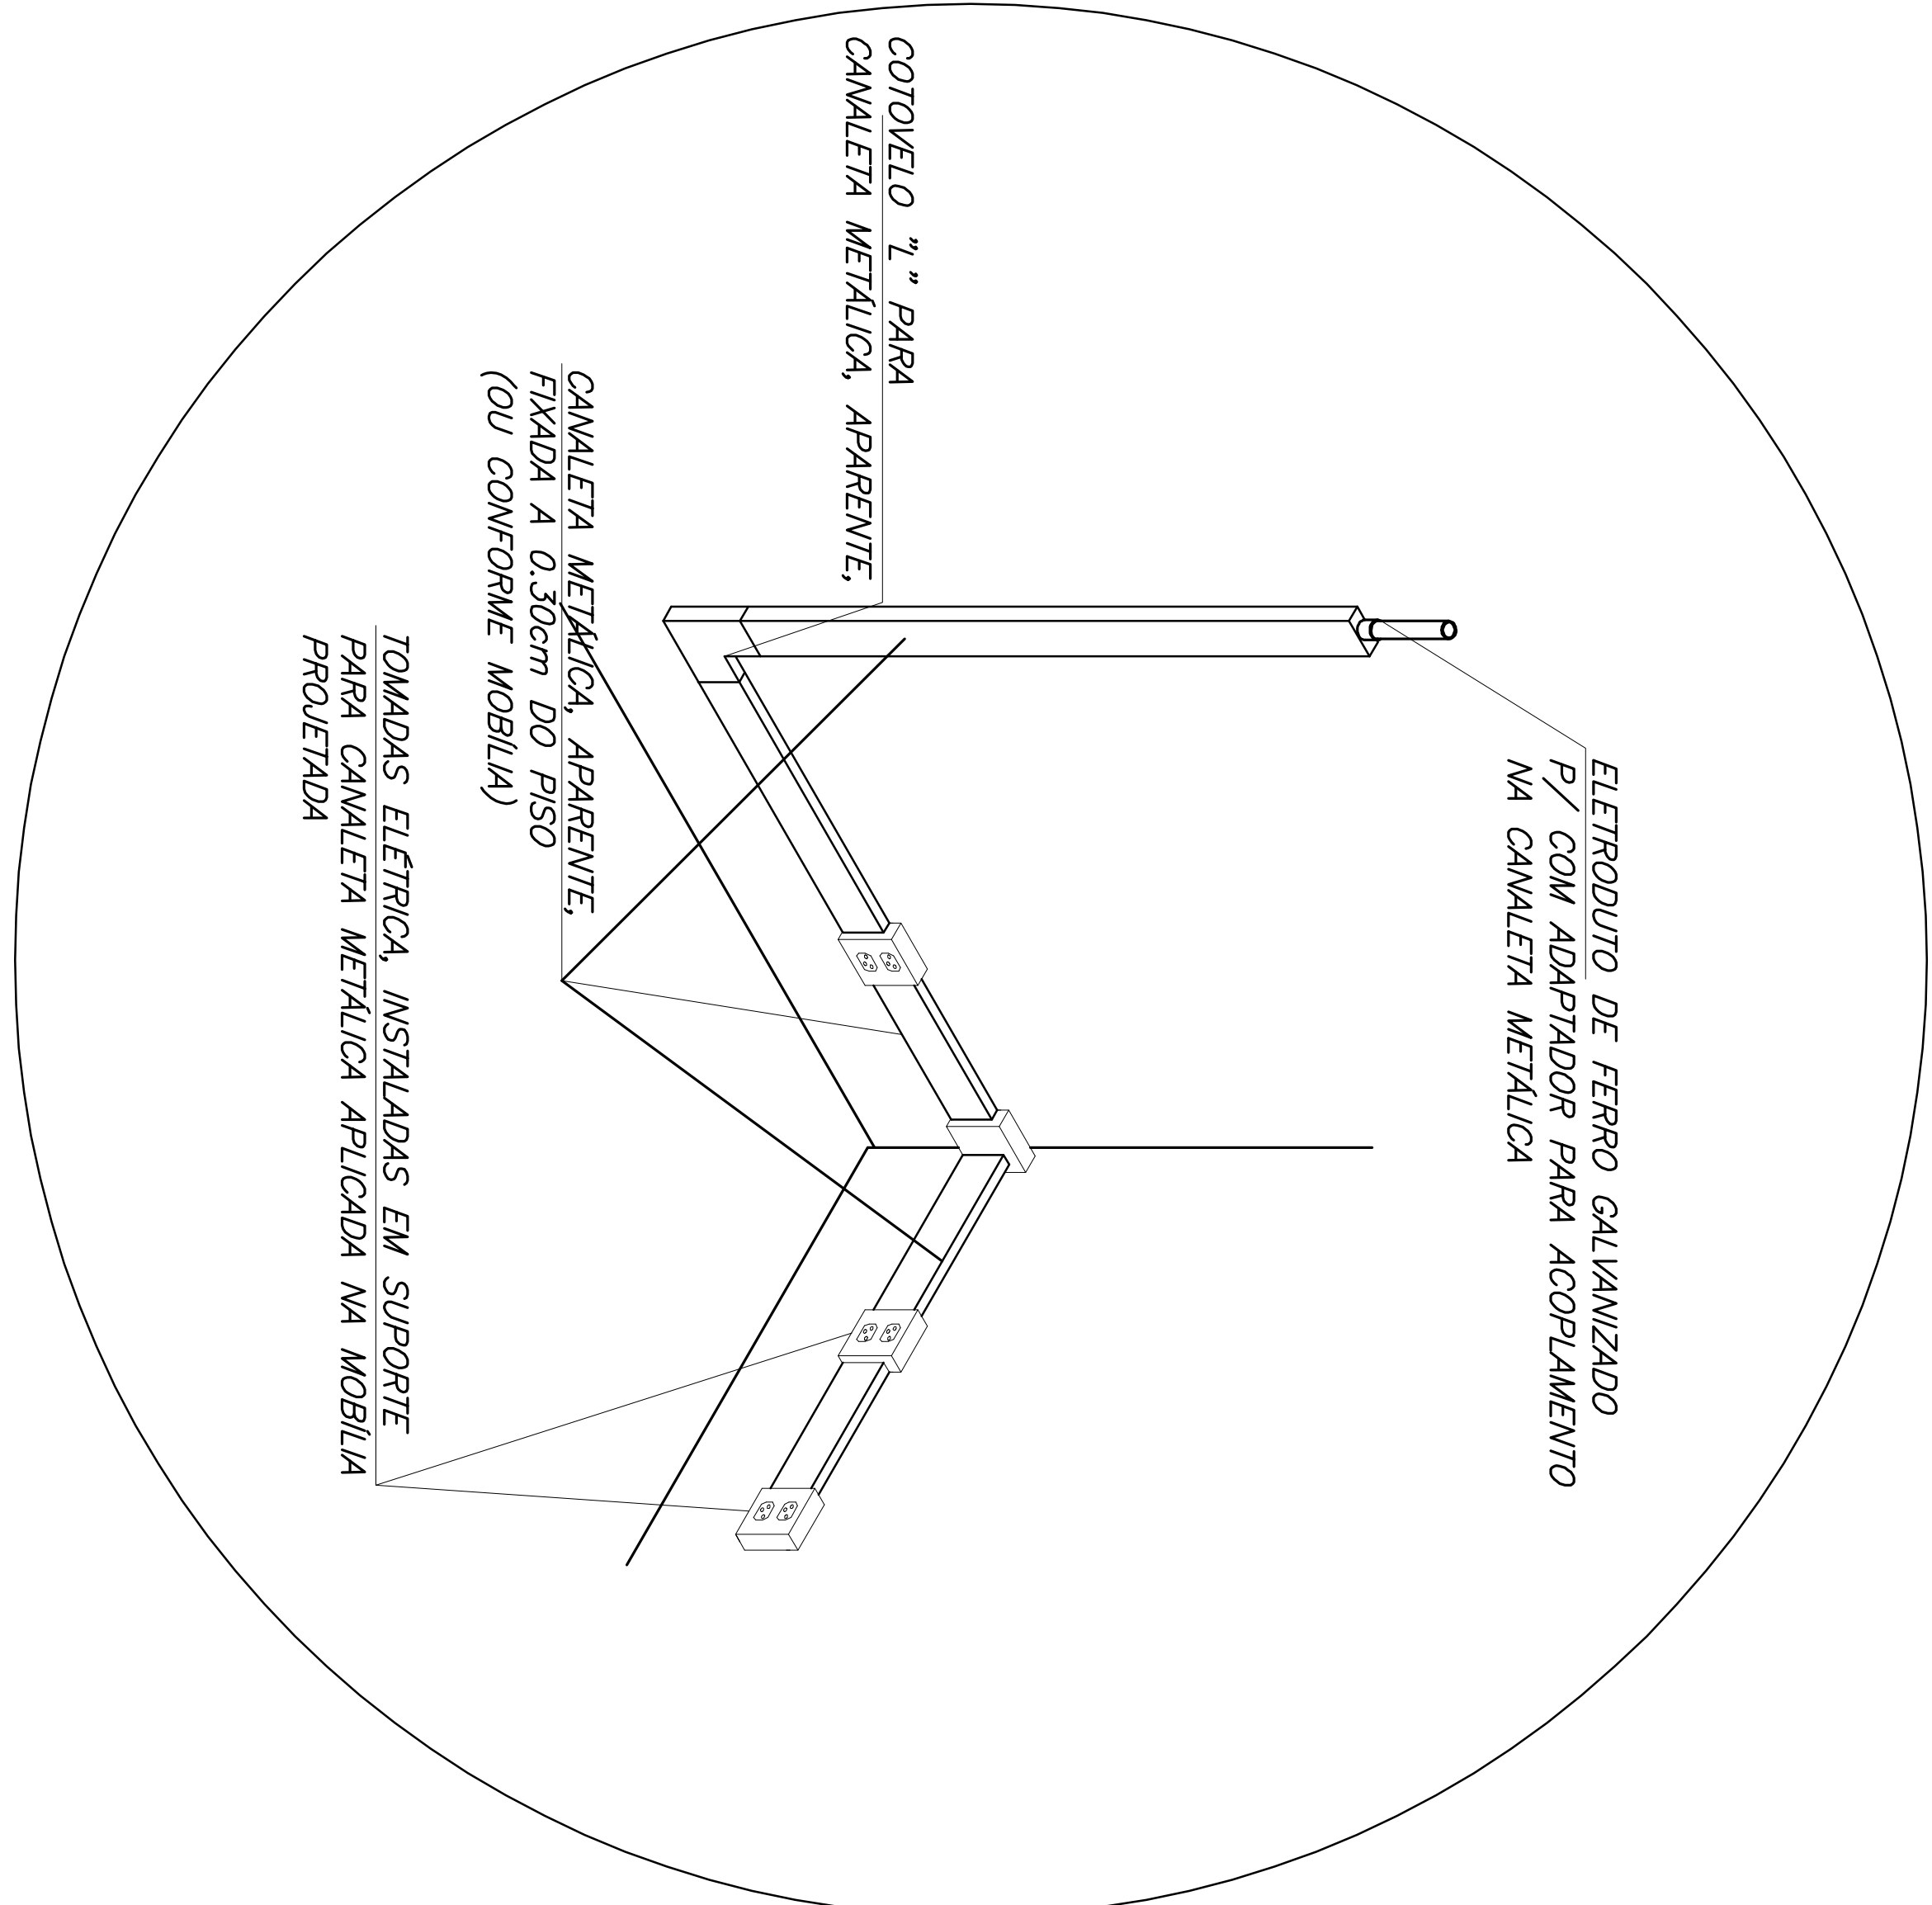

05 DETALHE LIGAÇÃO CANALETAS COM ELEITRODUTOS

06 NOVIAS GERAIS
SEM ESCALA

PROJETO EM ANÁLISE SUJEITO A ALTERAÇÃO

[illegible]

06 NOVIAS GERAIS
SEM ESCALA