


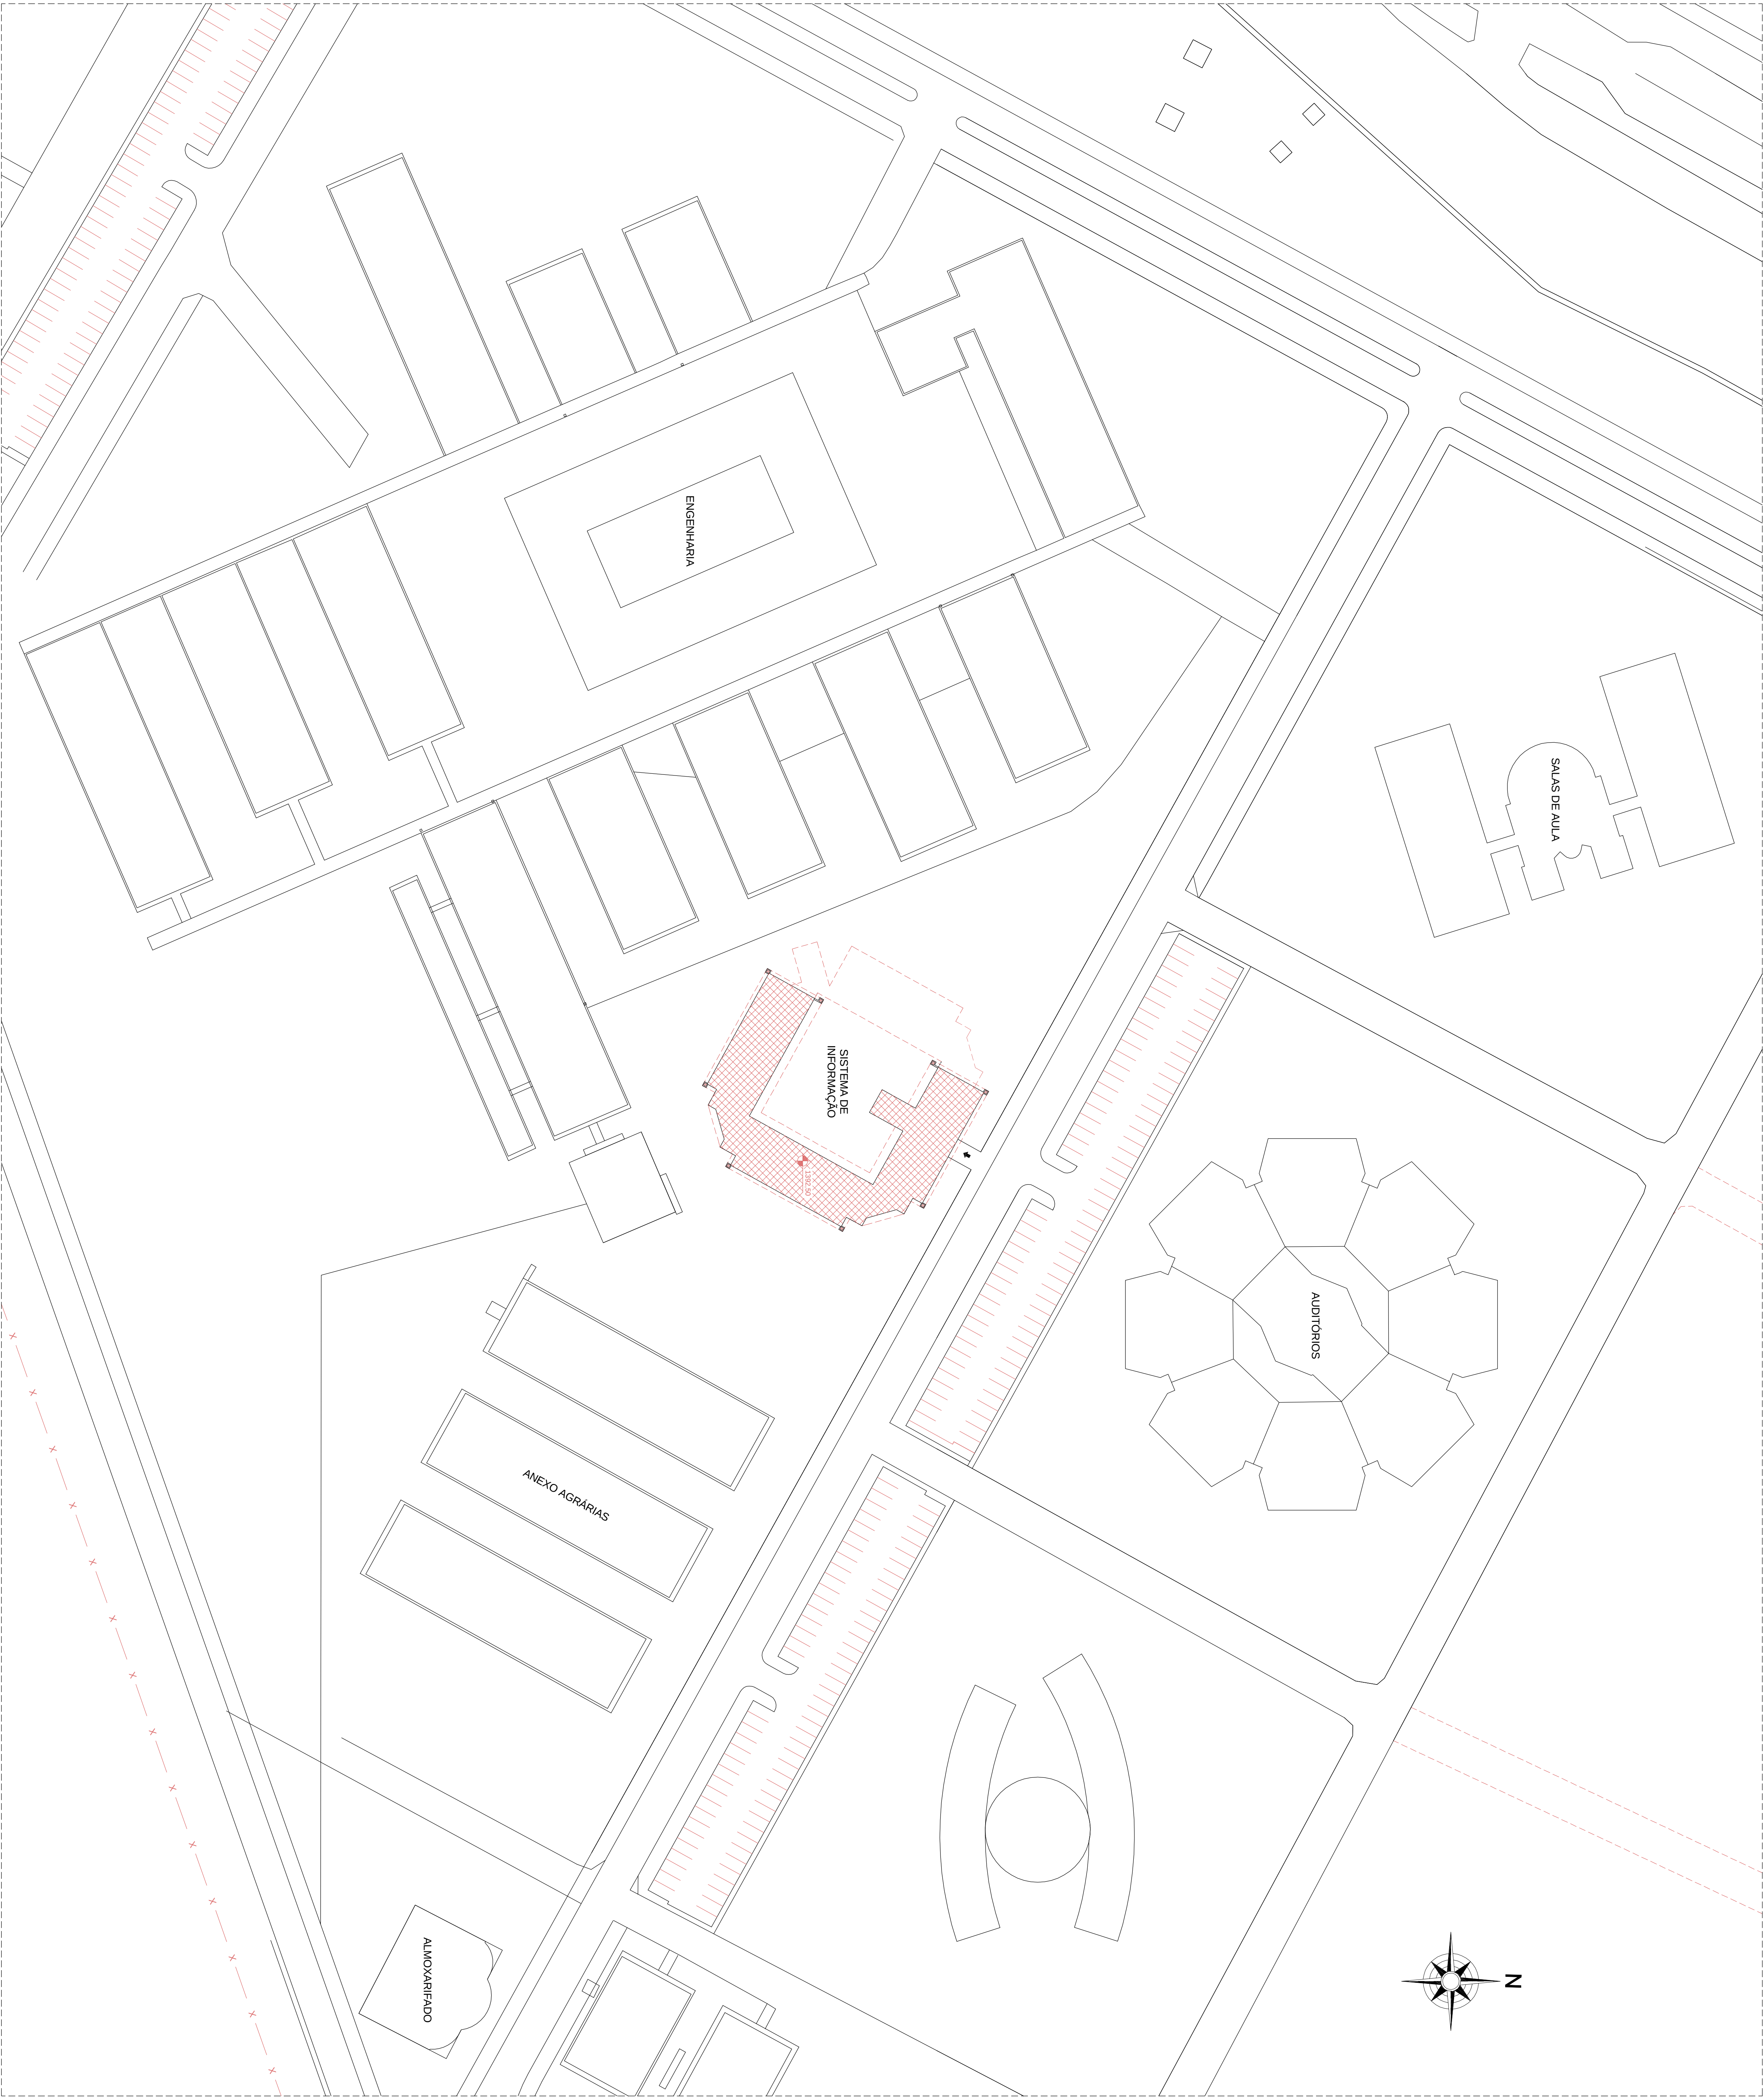

PLANTA BAIXA DE IMPLANTACAO
ESCALA: 1:500

TITULO				DATA				AUTOR				REVISOR				APROVADO			
V.1				JUN/2010				EDUARDO NEVES								05/07			
PROJETO HIDROSSANITARIO - AGUA FRIA																			
COMERCIAL																			
PREDIO SISTEMA DE INFORMACAO																			
CAMPUS DIAMANTINA																			
RODOVIA MG 367, KM 353, IV 9000 - ALTO DA JACUBA - DIAMANTINA/MG																			
UNIVERSIDADE FEDERAL DOS VALES DO JEQUITINHONHA E MUCURI																			
CNPJ: 16.888.315/0001.57																			
PLANTA BAIXA DE IMPLANTACAO																			
PROJETO: 01/2010																			
ENGENHEIRO: EDUARDO OLIVEIRA NEVES																			
CARTA: 16.888.315/0001.57																			