


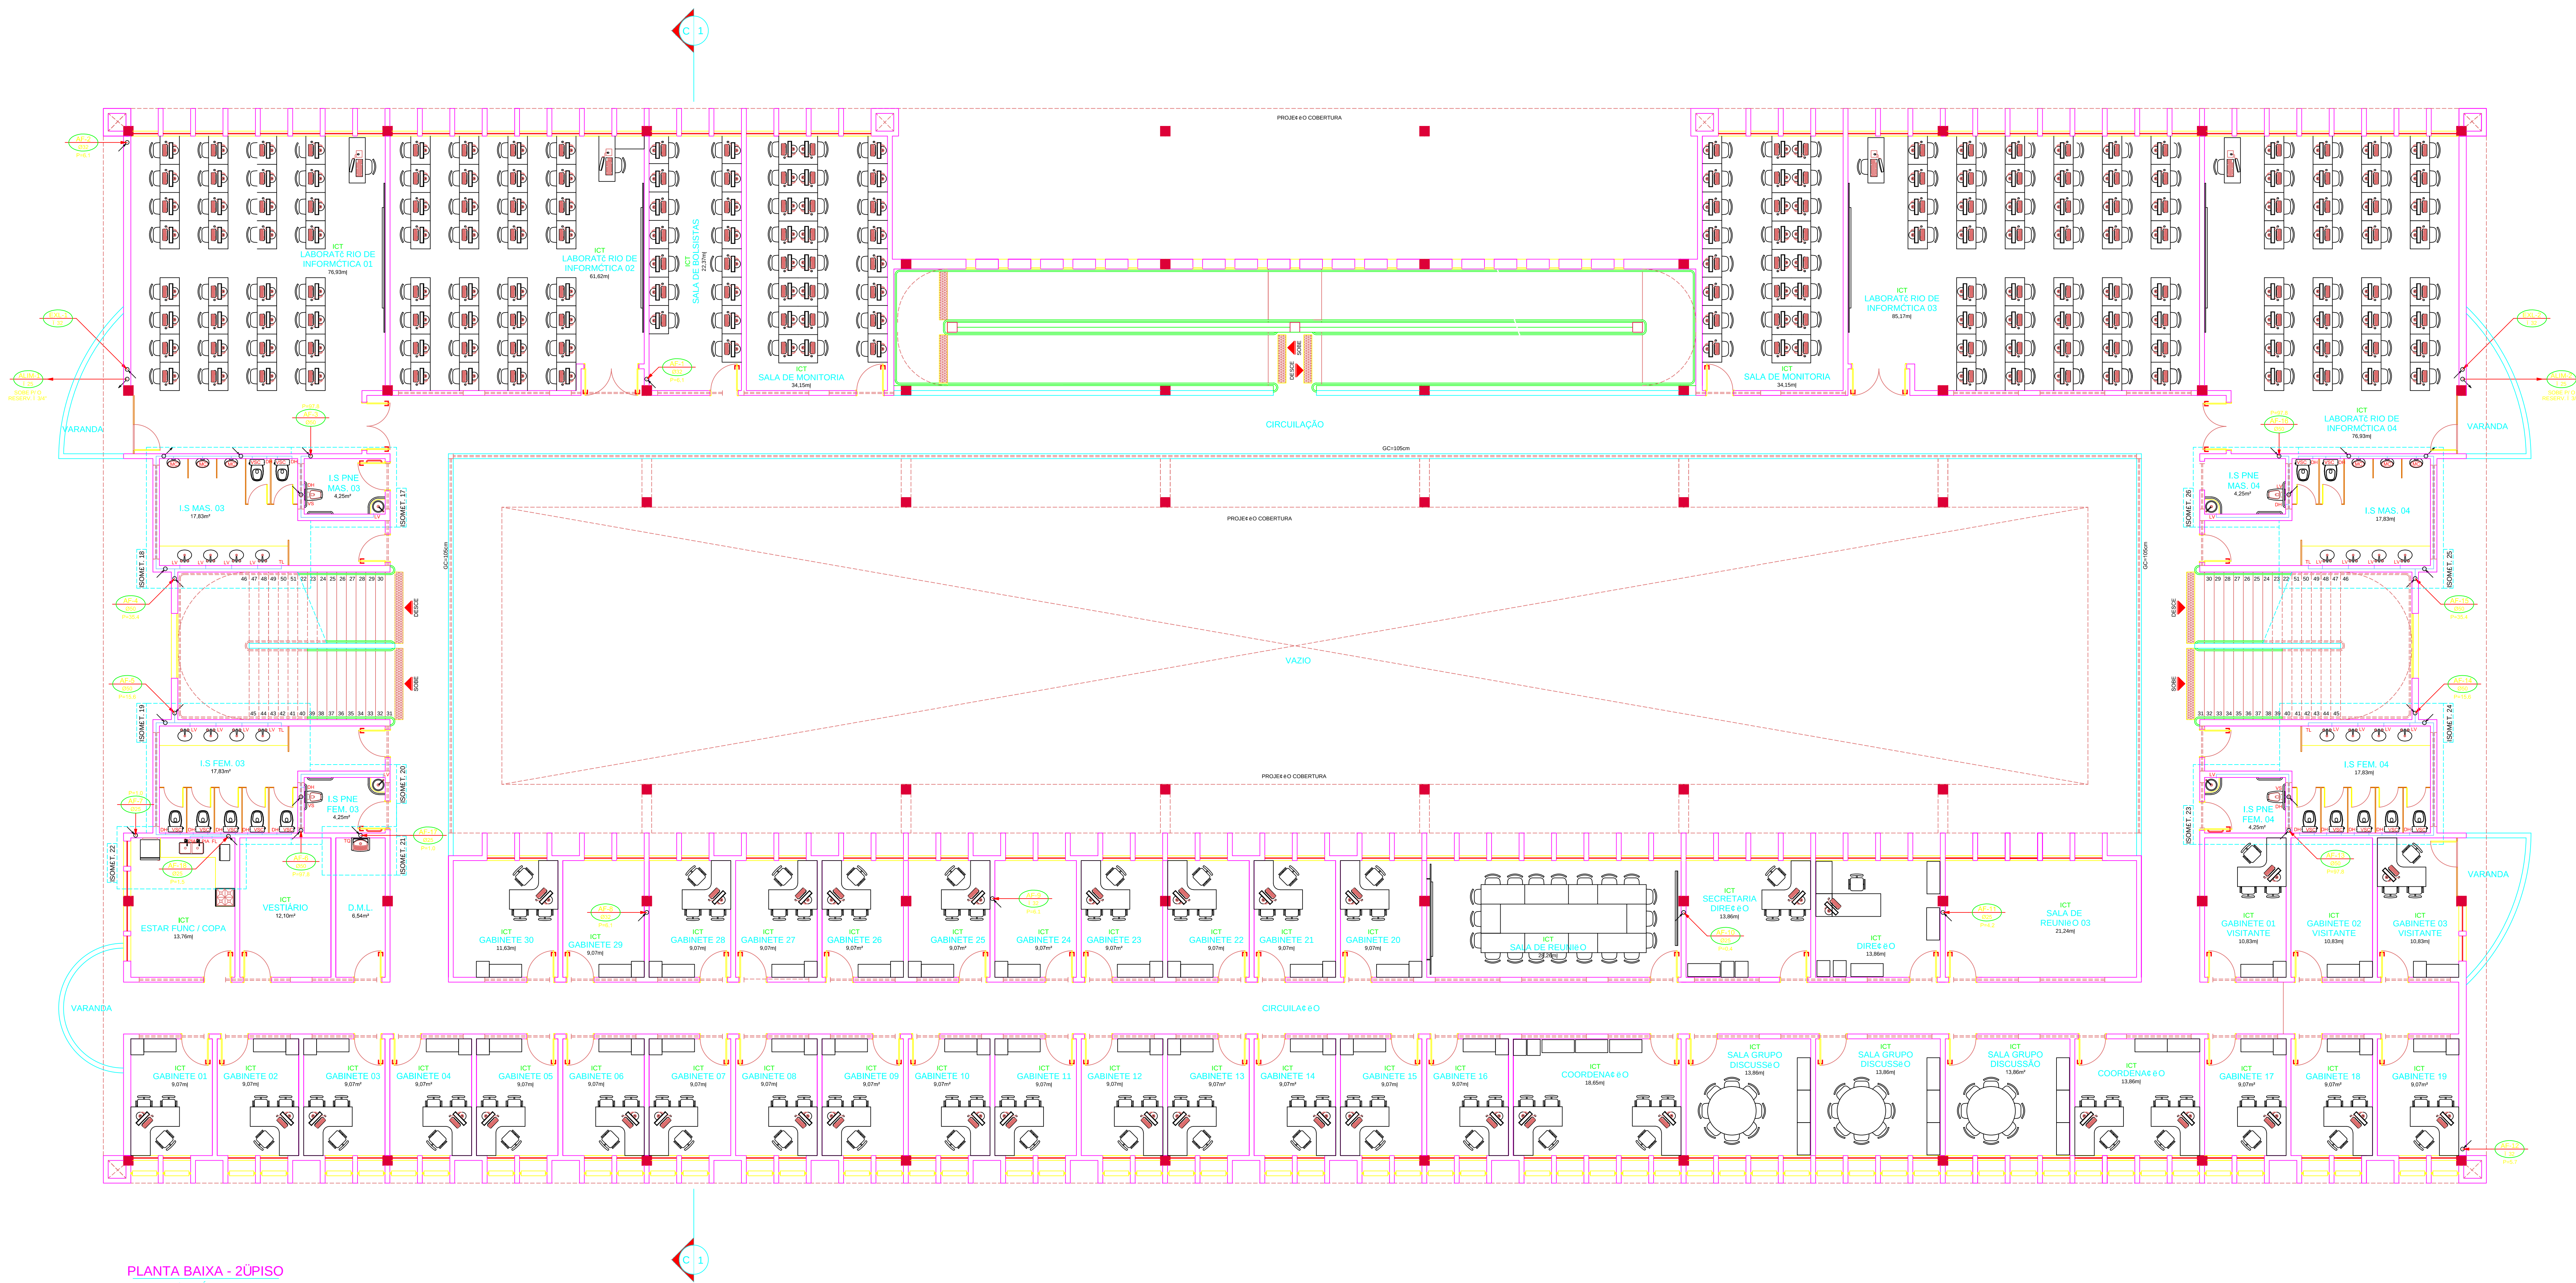

PLANTA BAIXA - 2ºPISO
ESCALA: 1/75 - CREA: 1.839.04m

SIMBOLOGIA

- TUBO DO EXTRAZOR E LIMPEZA - DESCE
- TUBO DE CUA FRIA - DESCE
- TUBO DE ALIMENTAÇÃO DA CONSECIONARIA LOCAL - SOBE
- PRUMADA DE DISTRIBUIÇÃO - SOBE
- INDICA O SENTIDO DO FLUXO
- TUBO DE CUA FRIA
- TUBO QUE SOBE
- TUBO QUE DESCE

LEGENDA

- BA - BANHEIRA
- BE - BEBEDOURO
- BI - BIOD
- CH - CHUVEIRO
- CHQ - CHUVEIRO (CUA FRIA)
- CHQ - CHUVEIRO (CUA QUENTE)
- CHP - CHUVEIRO (CUA QUENTE)
- FL - FILTRO
- LV - LAVATE RIO
- LVP - LAVATE RIO (CUA FRIA)
- LVD - LAVATE RIO (CUA QUENTE)
- ML - MOQUINA DE LAVAR
- PIA - PIA (COP)
- RE - REGISTRO DE ESPERA
- RO - REGISTRO DE GAVETA
- RP - REGISTRO DE PRESSAO
- TJ - TORNEIRA DE JARDIM
- TL - TORNEIRA DE LIMPEZA
- TO - TANQUE
- VO - VULVULA DE DESCARGA
- VS - VASO SANITARIO
- VSC - VASO SAN. CAIXA ACOPLADA

BA	DATA	RESPONSÁVEL	DESCRIÇÃO DA REVISÃO
PROJETO HIDROSSANITÁRIO - CUA FRIA			
COMERCIAL			
PRÉDIO ENGENHARIAS - FEG / ICT			
CAMPUS TEÓFILO OTONI			
RODOVIA MG 367, KM 583, NÚMERO 5000 - ALTO DA JACUBA - DIAMANTINA/MG			
PROPRIETÁRIO	UNIVERSIDADE FEDERAL DOS VALES DO JEQUITINHONHA E MUCURI	CPF	16.888.315/0001-57
CONTÉÚDO			
PLANTA BAIXA - 2ºPISO			
RESPONSÁVEL TÉCNICO			
ENG. CIVIL EDUARDO OLIVEIRA NEVES			
CREA MG 48.885/D			
VERSÃO	DATA	DESENHO	FOLHA
V 1	AGO / 2010	EDUARDO NEVES	02/10