


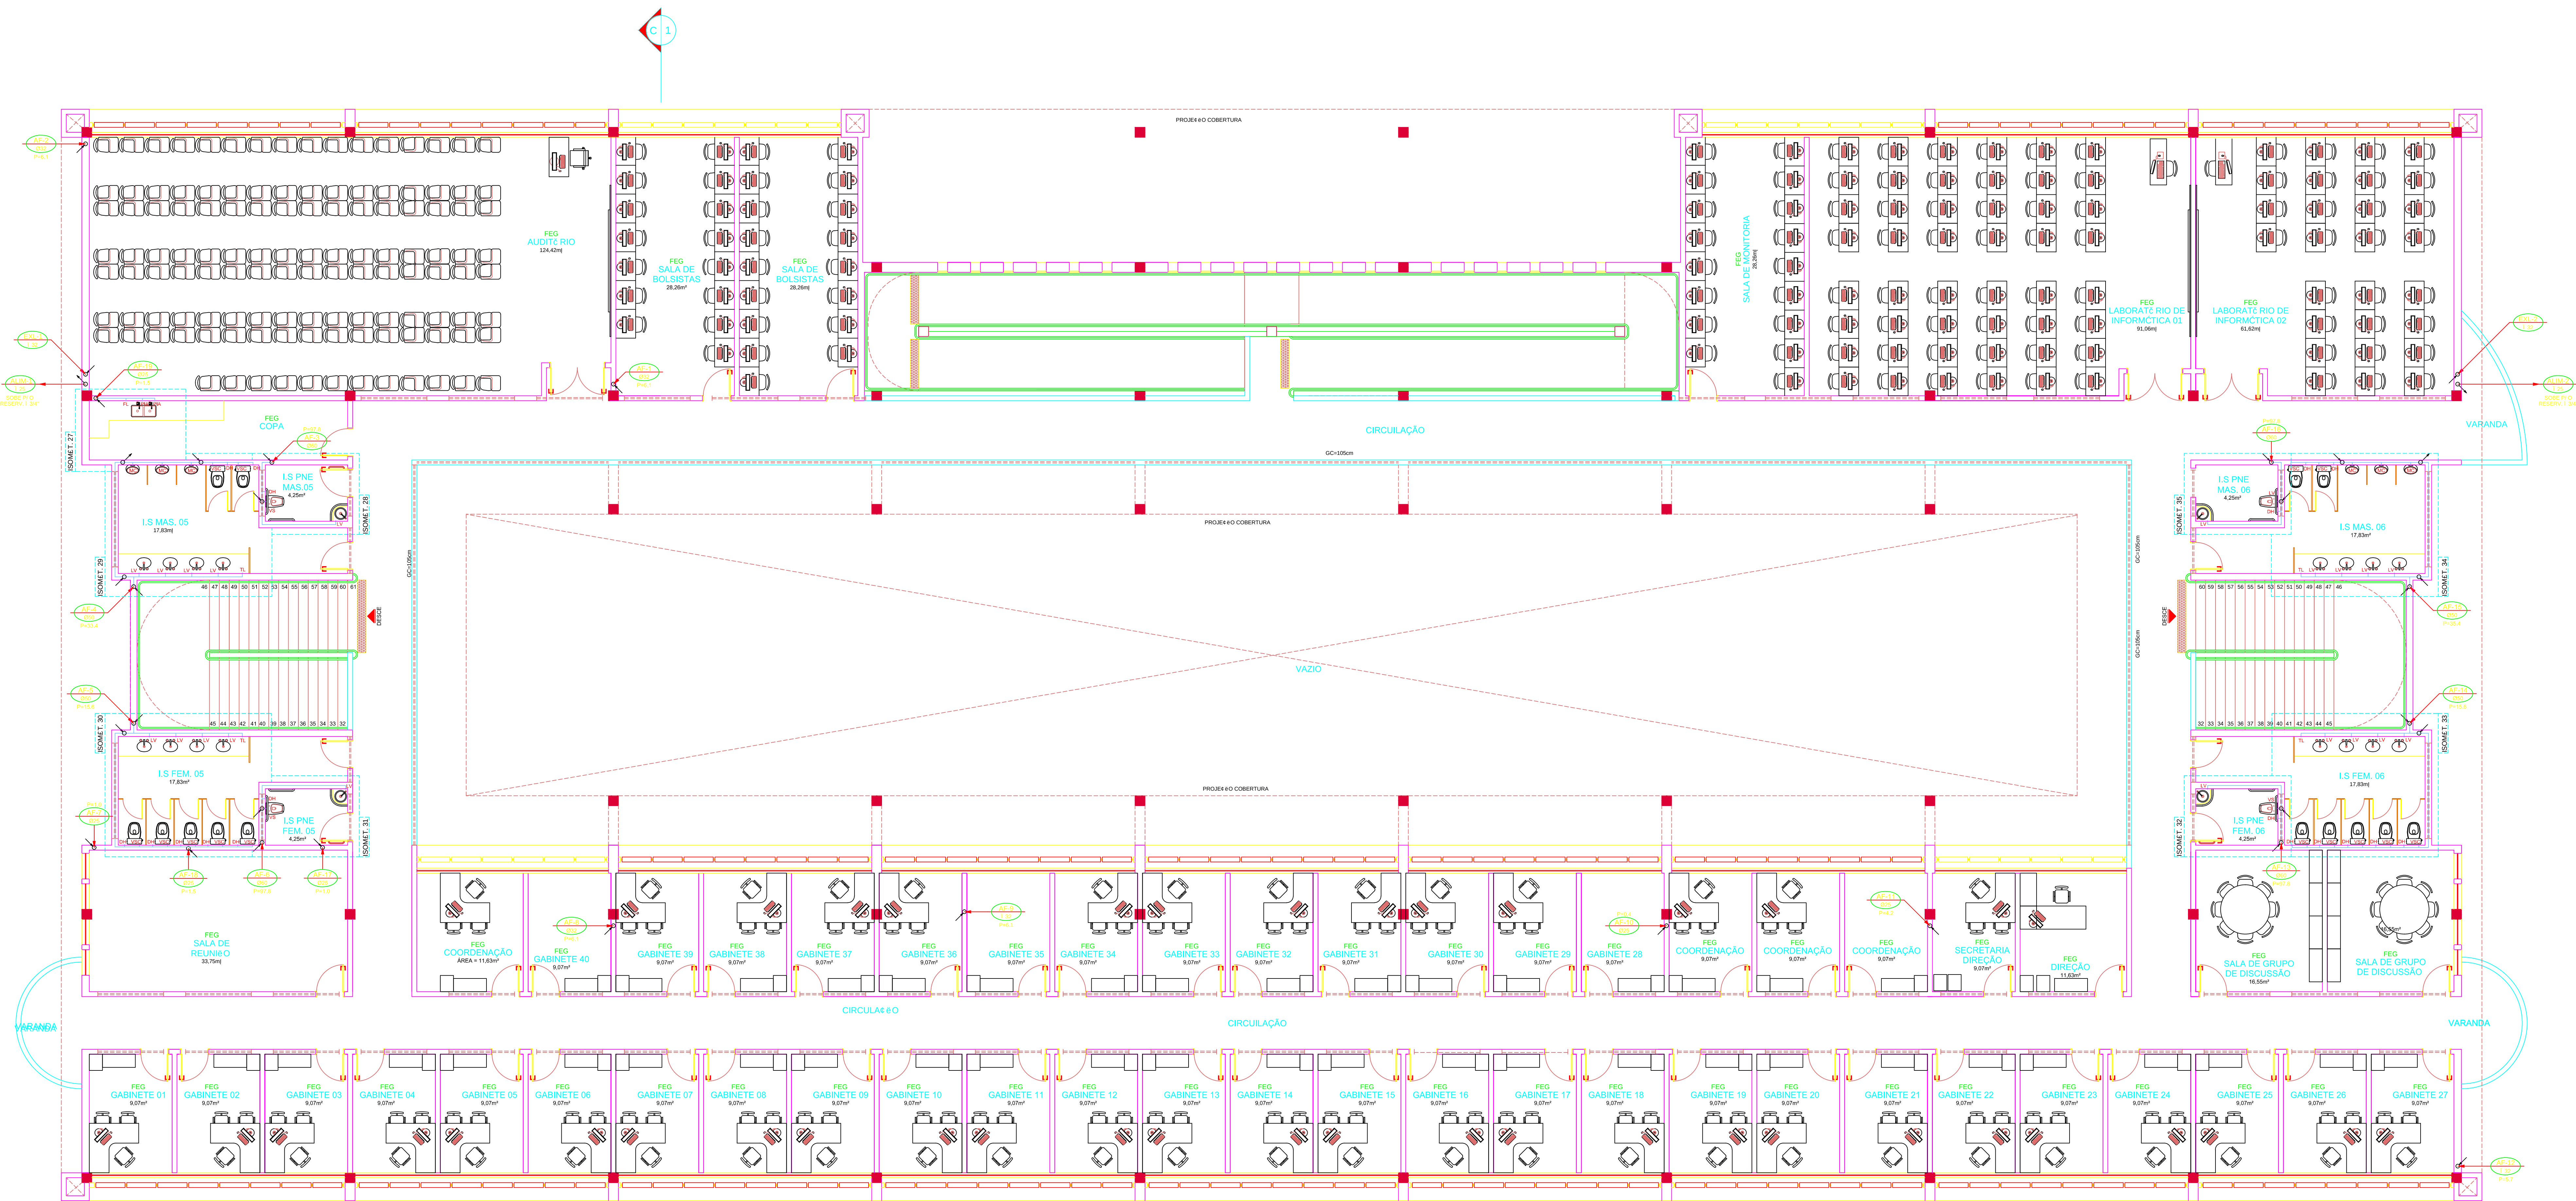


PLANTA BAIXA - 3º FLO
ESCALA: 1/75 - CREA: 1.839,04m

SIMBOLOGIA

- TUBO DO EXTRAVAZO E LIMPEZA - DESCE
- TUBO DE ÁGUA FRIA - DESCE
- TUBO DE ALIMENTAÇÃO DA CONEXÃO LOCAL - SOBE
- PRUMADA DE DISTRIBUIÇÃO - SOBE
- INDICA O SENTIDO DO FLUXO
- TUBO DE ÁGUA FRIA
- TUBO QUE SOBE
- TUBO QUE DESCE

LEGENDA

- BA - BANHEIRA
- BE - BEBEDOURO
- BI - BIOD
- CH - CHUVEIRO
- CHQ - CHUVEIRO (ÁGUA FRIA)
- CHQ - CHUVEIRO (ÁGUA QUENTE)
- DH - DUCHA HIGIÊNICA
- FL - FILTRO
- LV - LAVATO RIO
- LVE - LAVATO RIO (ÁGUA FRIA)
- LVO - LAVATO RIO (ÁGUA QUENTE)
- ML - MÁQUINA DE LAVAR
- PIA - PIA (COPA)
- RE - REGISTRO DE ESFERA
- RG - REGISTRO DE GAVETA
- RP - REGISTRO DE PRESSÃO
- TJ - TORNEIRA DE JARDIM
- TL - TORNEIRA DE LIMPEZA
- TQ - TANQUE
- VO - VÓLVULA DE DESCARGA
- VS - VASO SANITÁRIO
- VSC - VASO SAN. CAIXA ACOPLADA

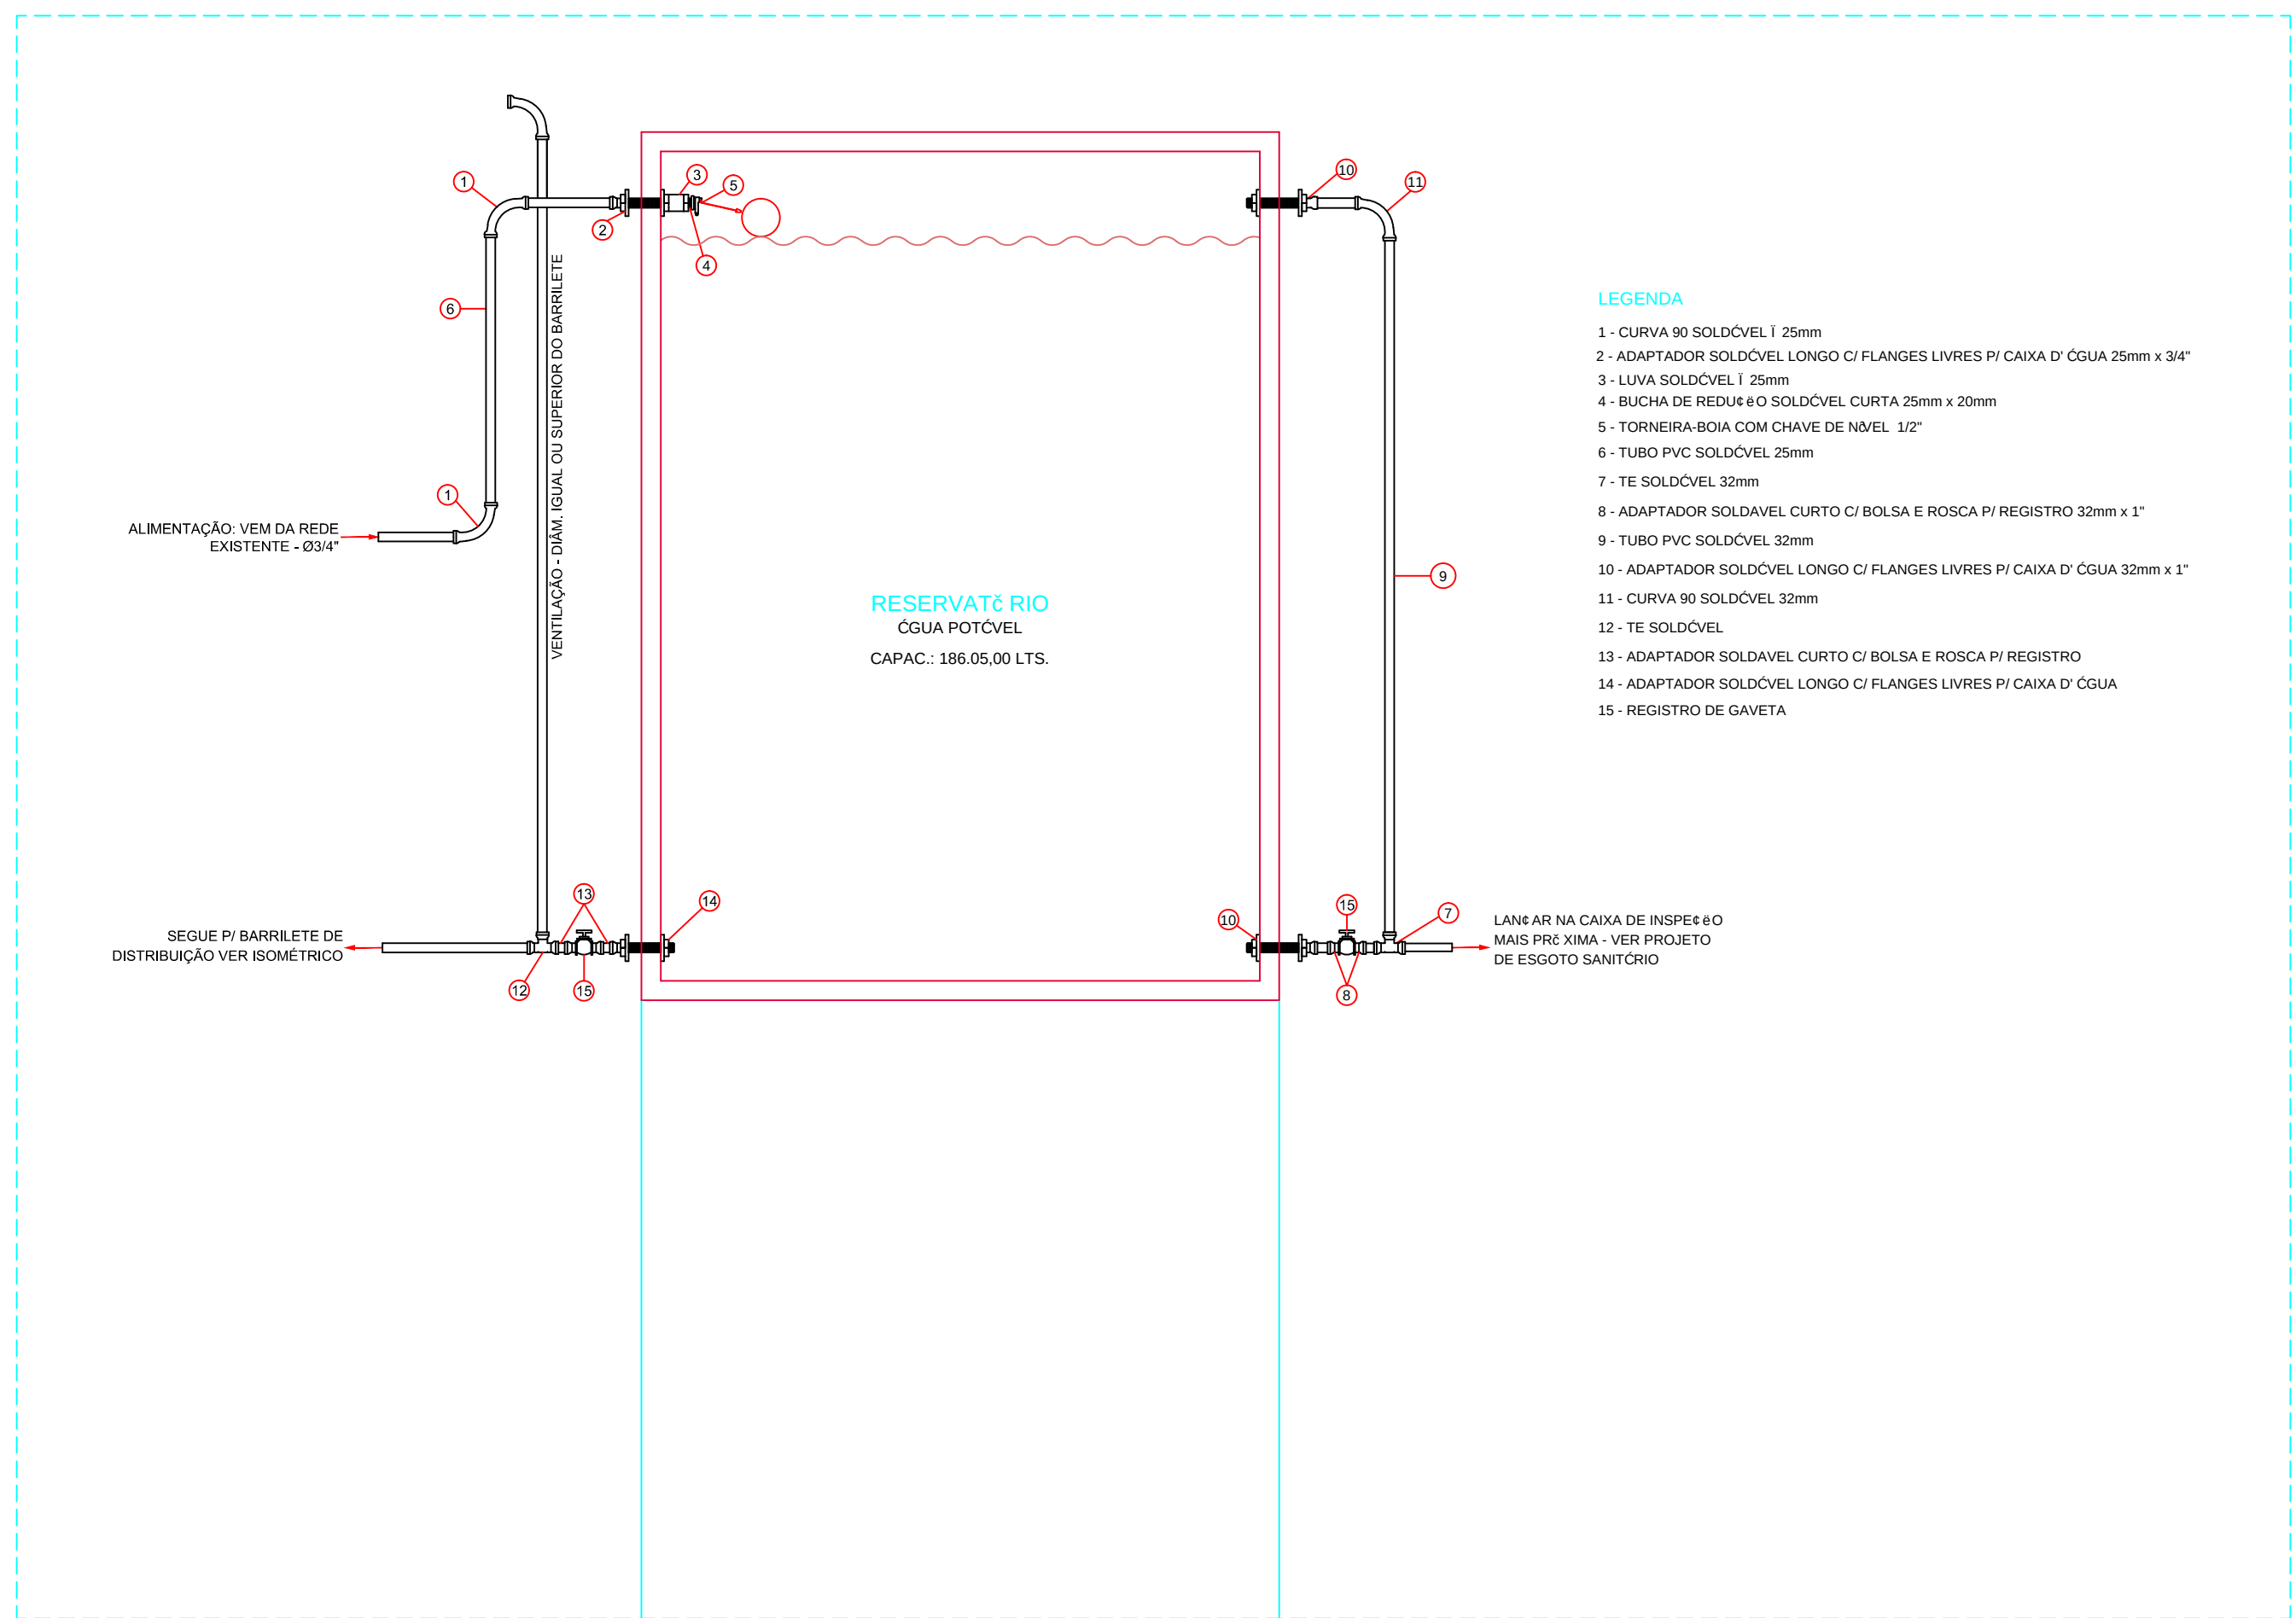

DETALHE ESQUEMÁTICO DA INSTALAÇÃO DO RESERVATÓRIO SUPERIOR
SEM ESCALA

DATA	RESPONSÁVEL	DESCRIÇÃO DA REVISÃO	
PROJETO HIDROSSANITÁRIO - ÁGUA FRIA			
COMERCIAL			
PRÉDIO ENGENHARIAS - FEG / ICT CAMPUS TEÓFILO OTONI			
RODOVIA MG 367, KM 583, NÚMERO 000 - ALTO DA JACUBA - DIAMANTINA/MG			
PROPRIETÁRIO	UNIVERSIDADE FEDERAL DOS VALES DO JEQUITINHONHA E MUCURI	CNPJ	16.888.315/0001-57
CONTEÚDO: PLANTA BAIXA - 3º FLO DETALHE ESQUEMÁTICO DA INSTALAÇÃO DO RESERVATÓRIO SUPERIOR			
RESPONSÁVEL TÉCNICO: ENG. CIVIL EDUARDO OLIVEIRA NEVES CREA MG 48.885/D			
VERSÃO	DATA	DESENHO	FOLHA
V 1	AGO / 2010	EDUARDO NEVES	03/10