




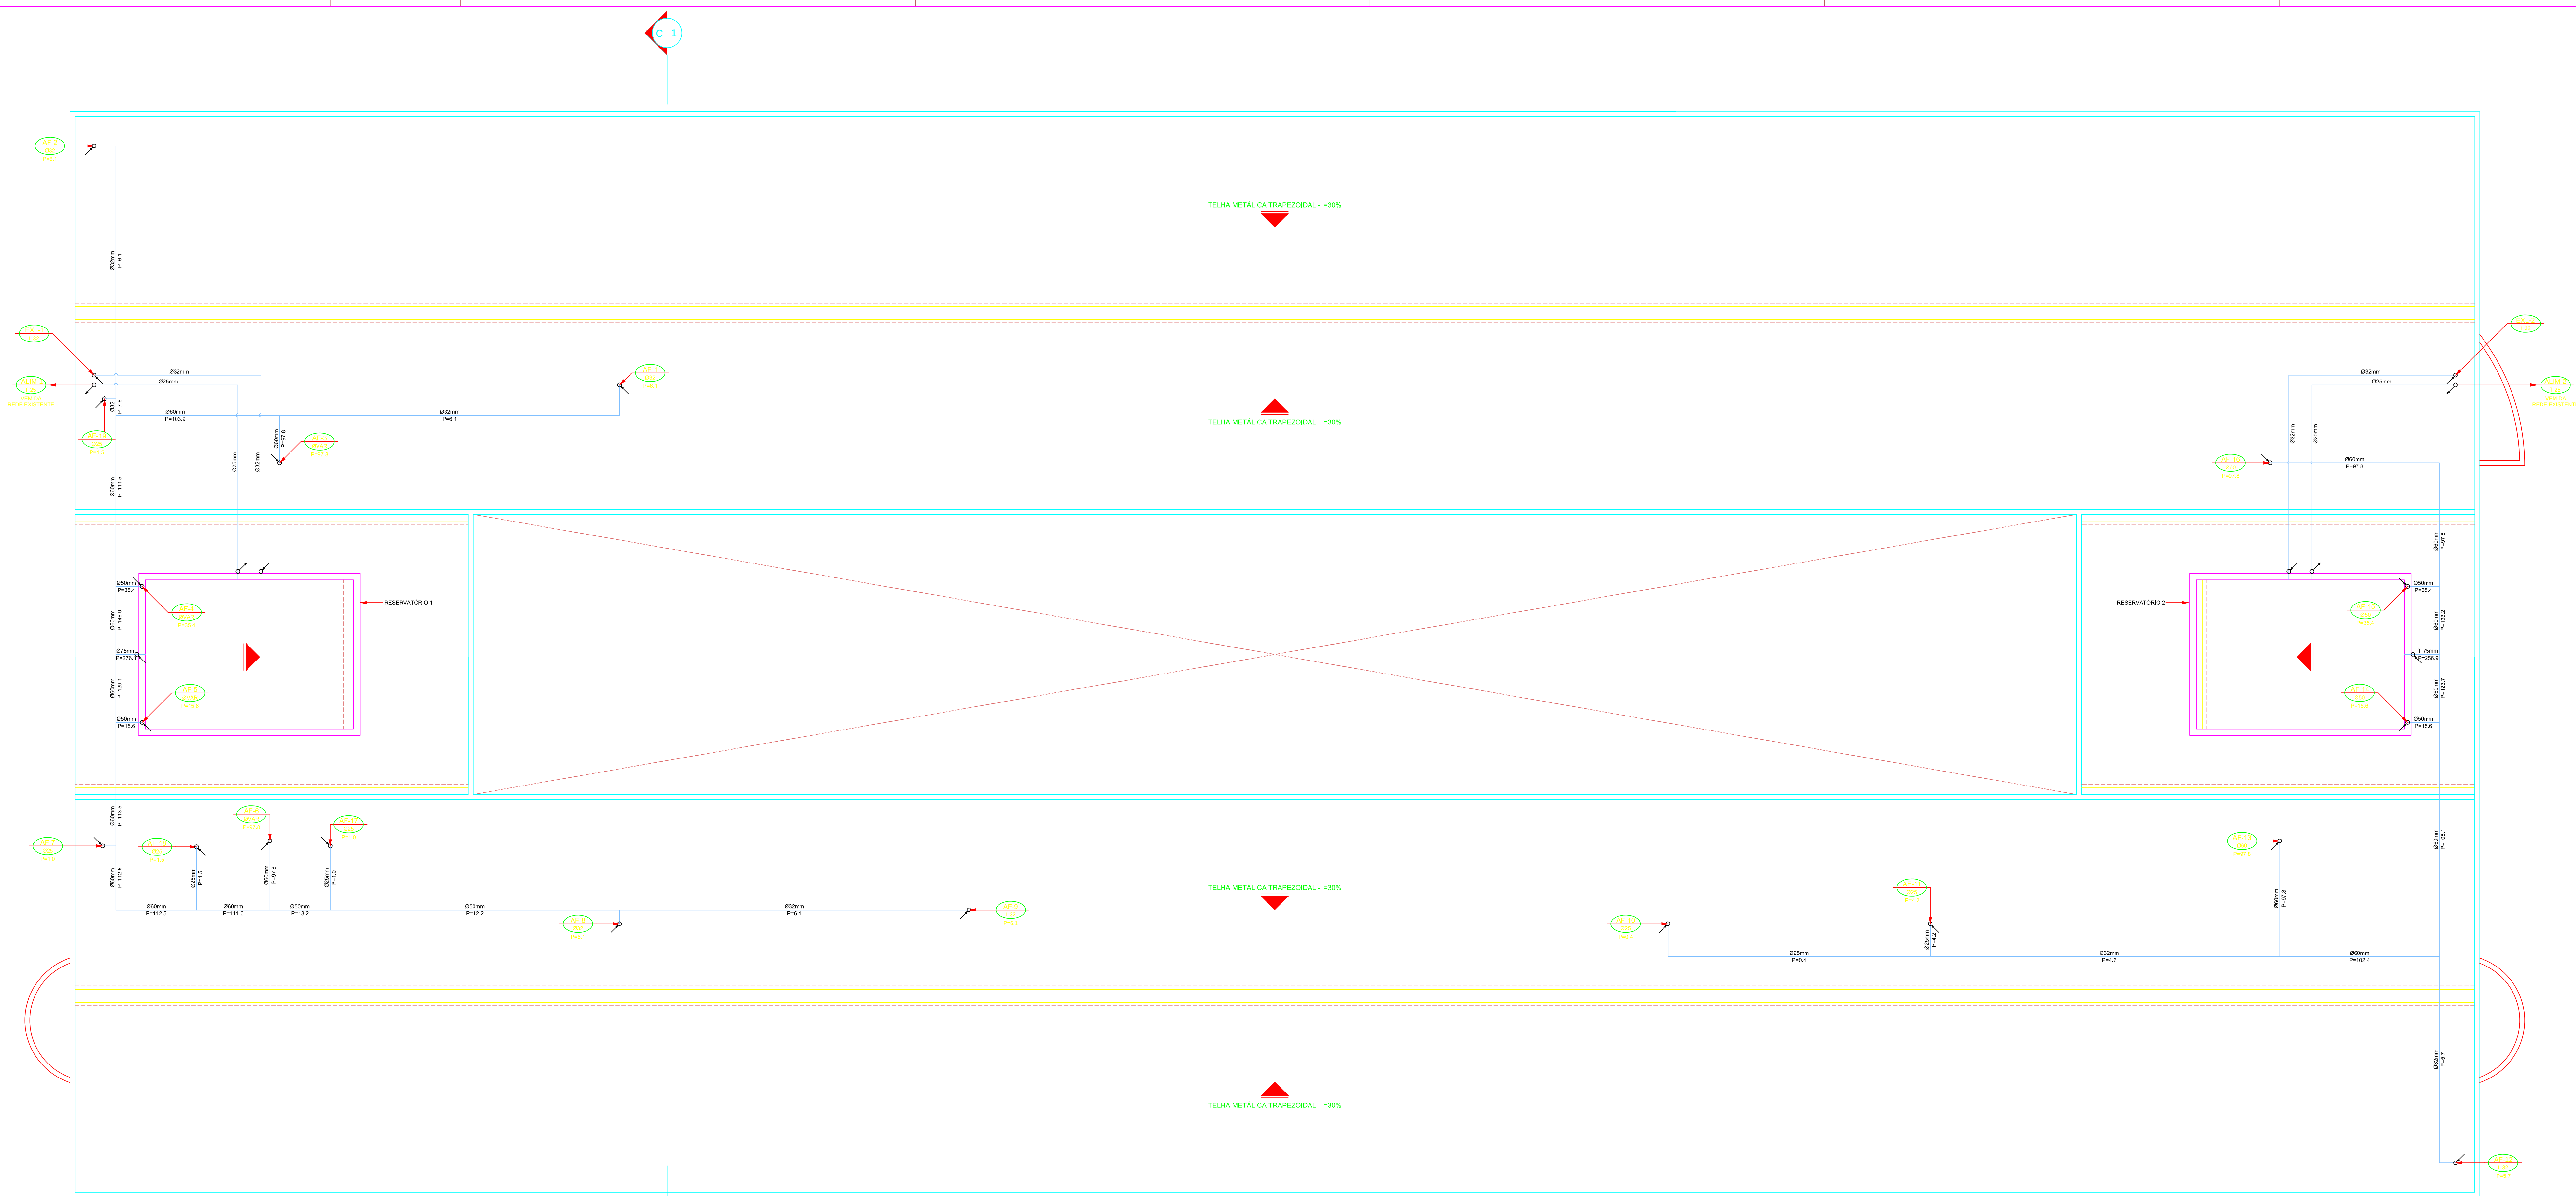

PLANTA BAIXA DE COBERTURA
ESCALA: 1/75

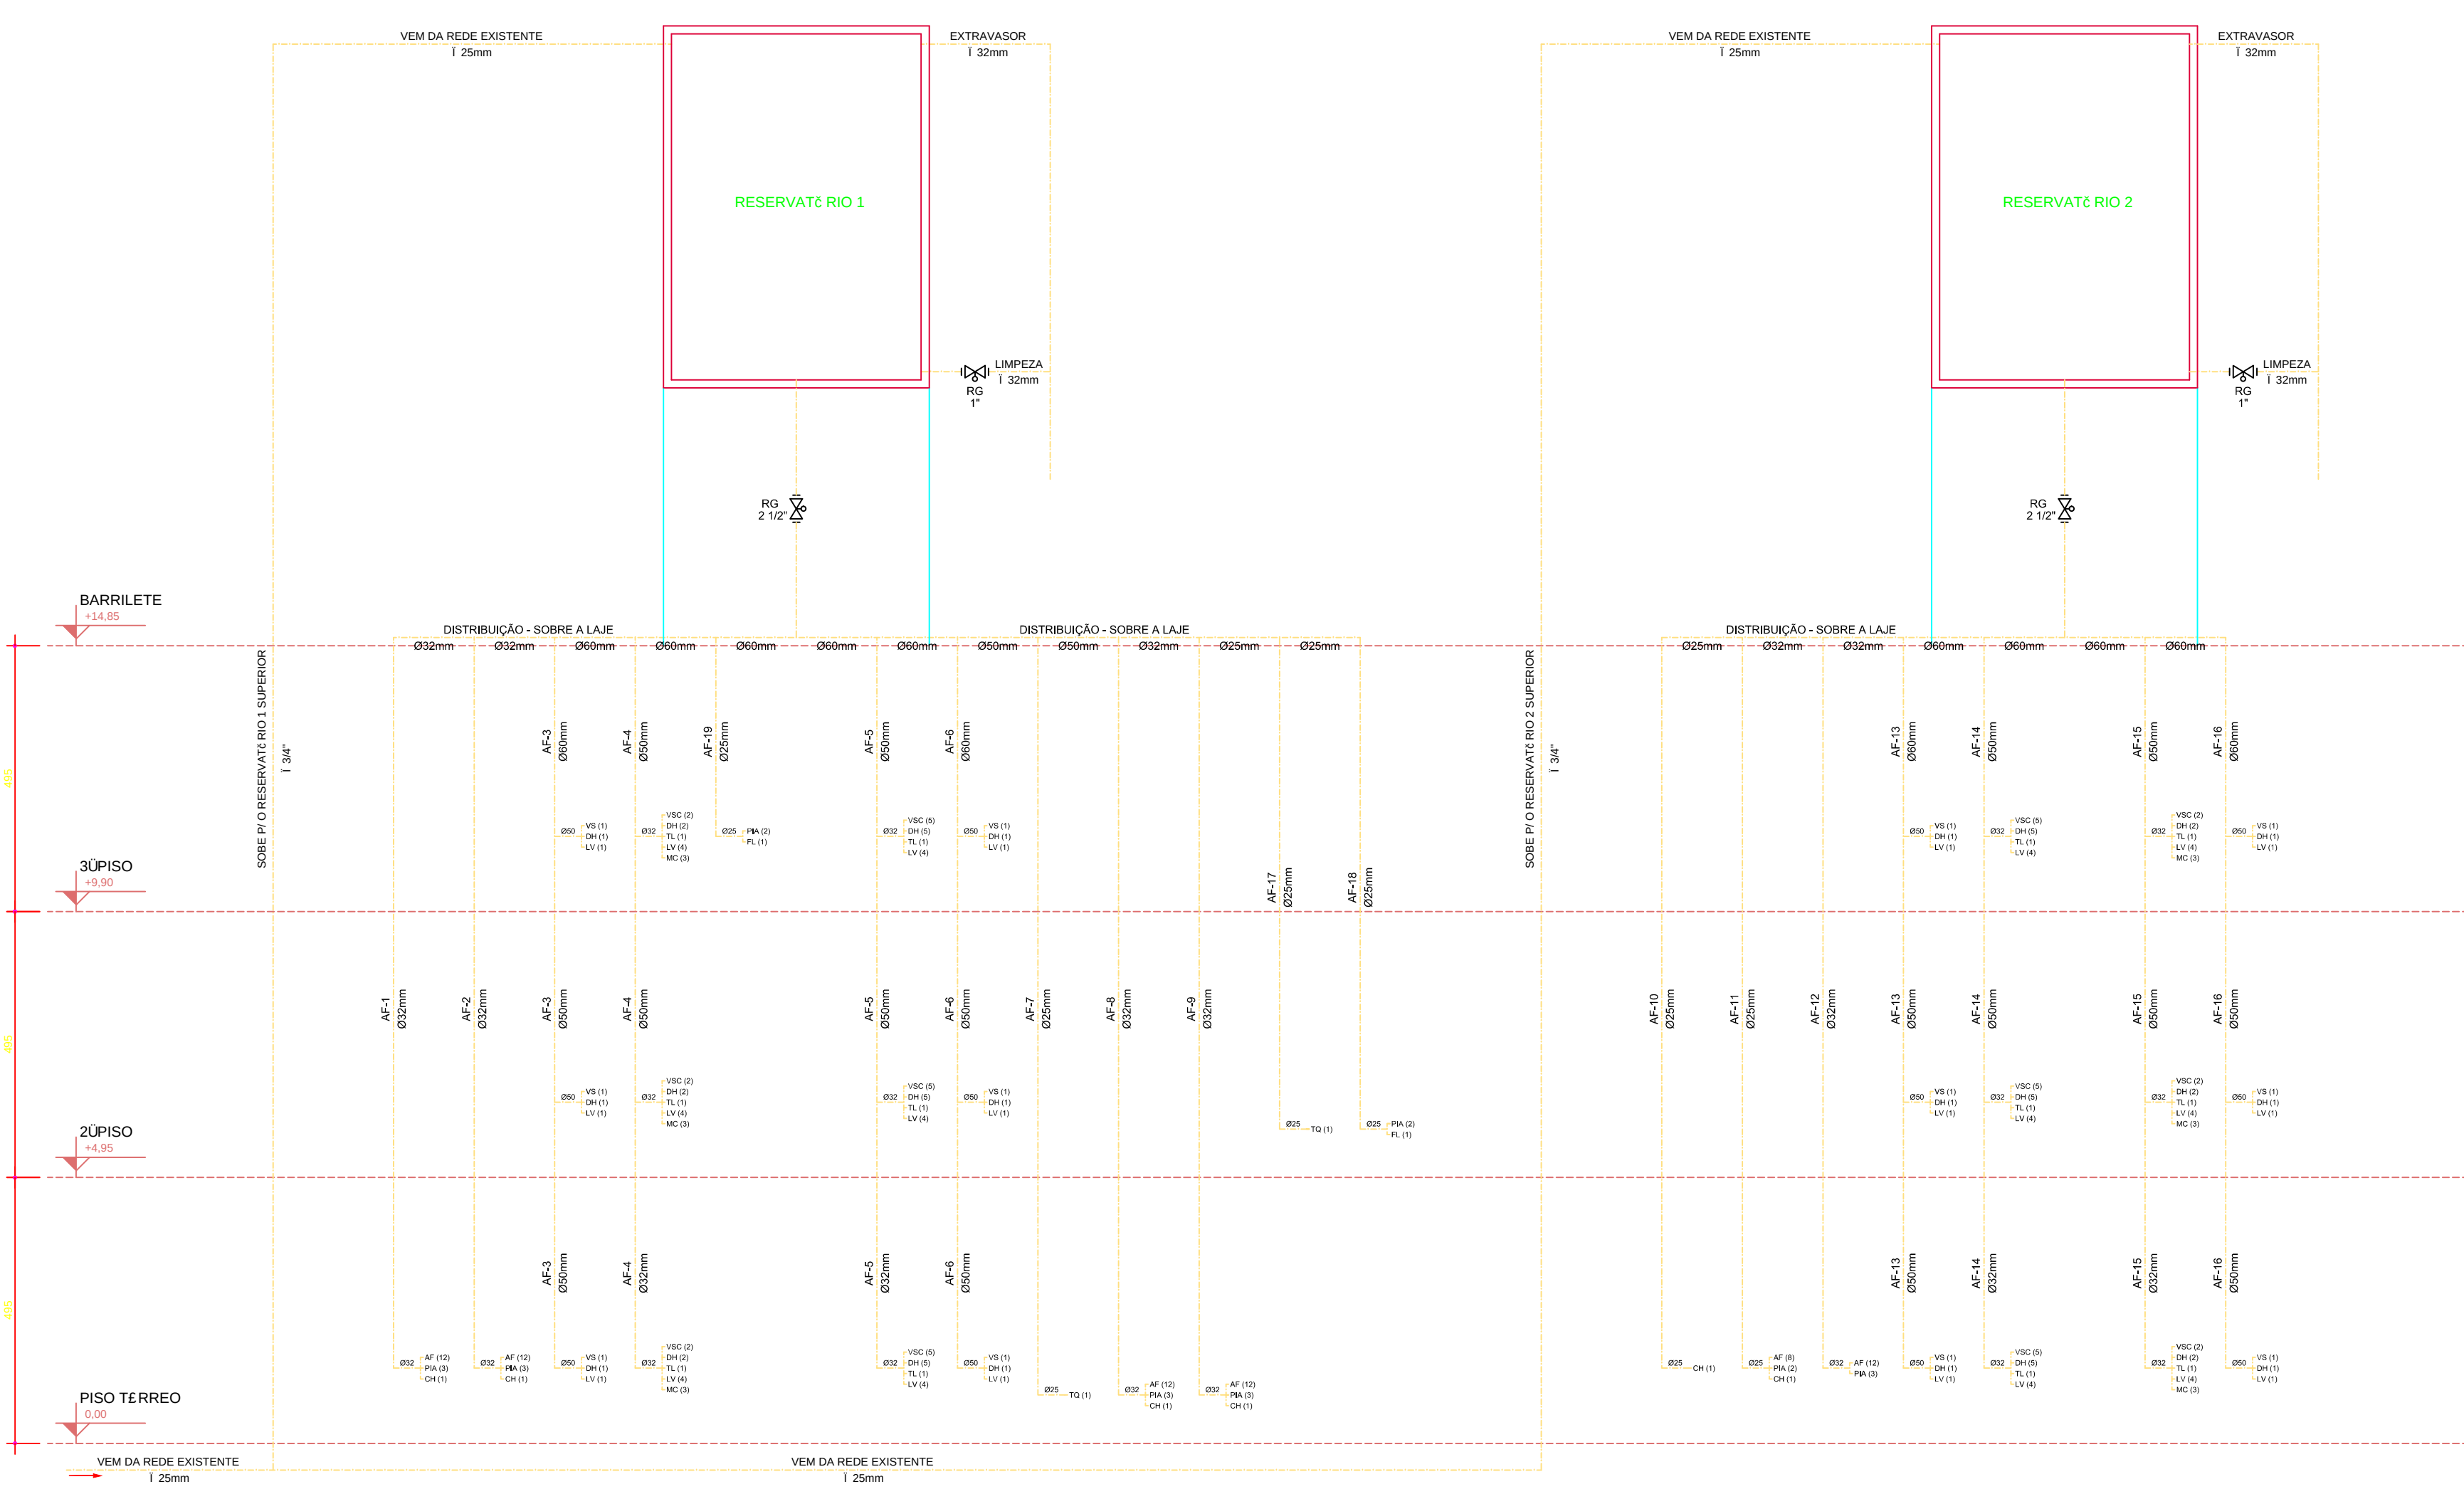

ESQUEMA VERTICAL - ÇGUA POTÁVEL
Escala: 1/100

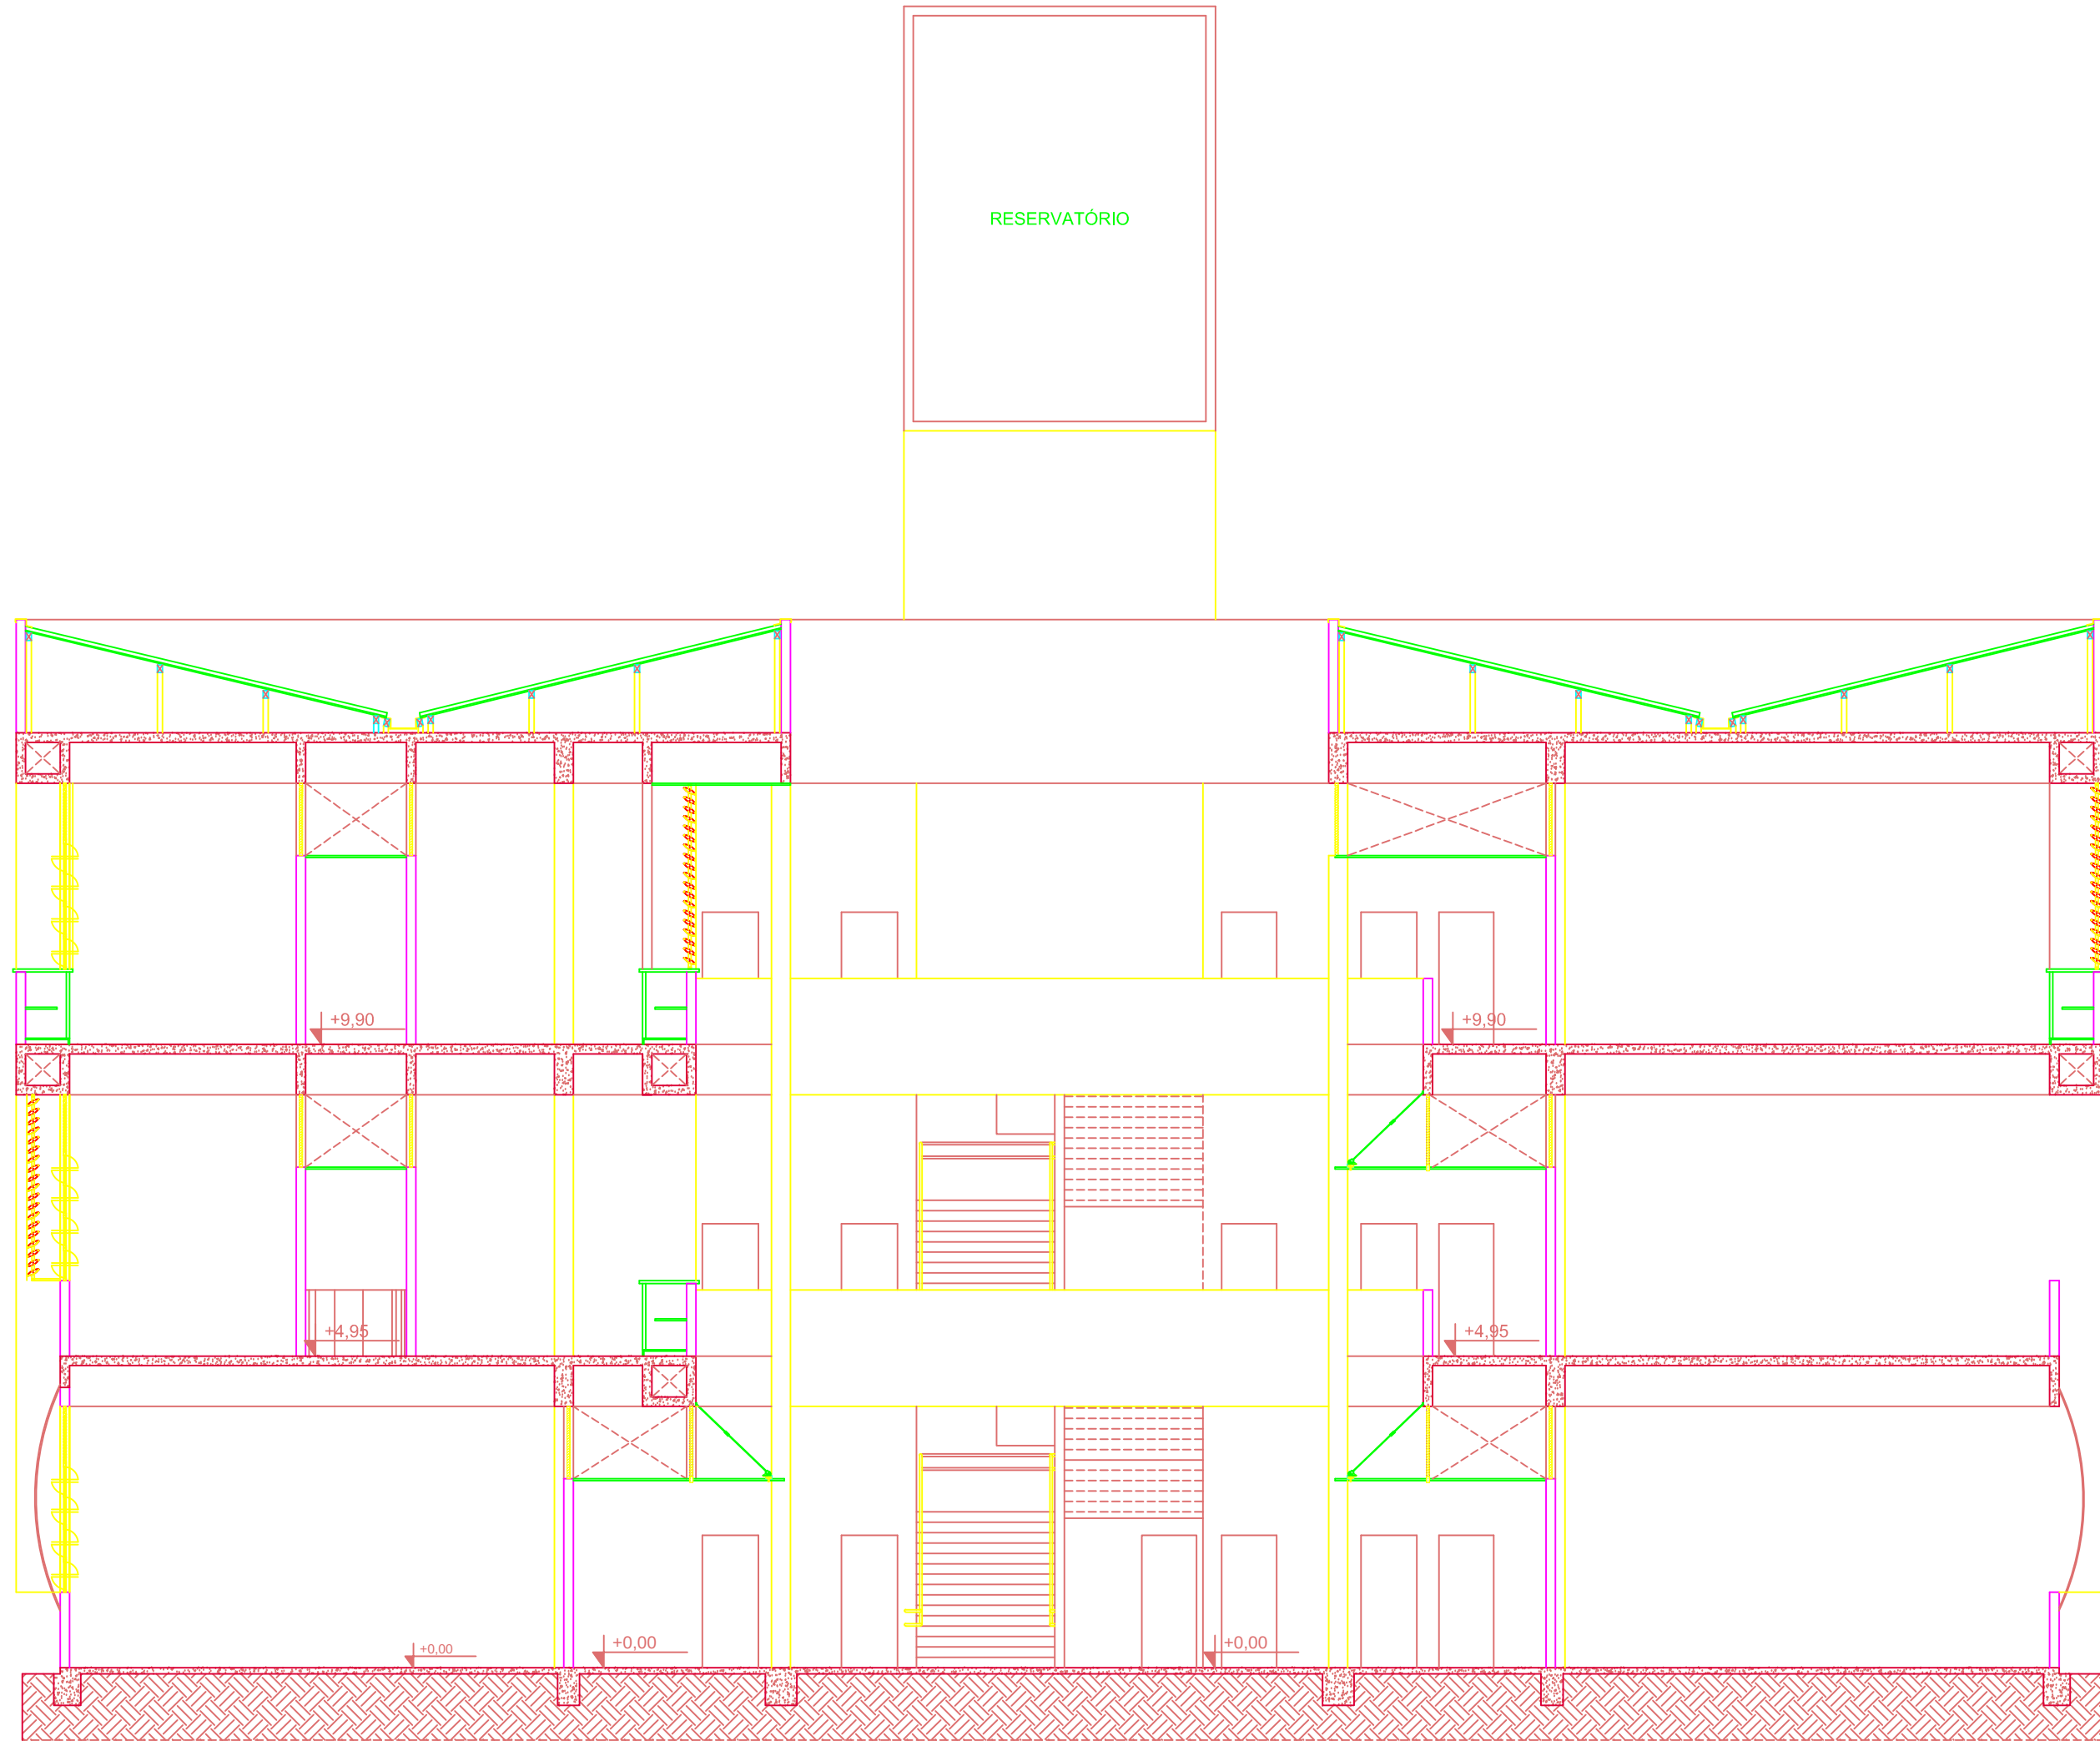

CORTE C1
ESCALA: 1/100

IA	DATA	RESPONSÁVEL	DESCRIÇÃO DA REVISÃO		
IDENTIFICADOR: PROJETO HIDROSSANITÁRIO - ÇGUA FRIA					
DESCRIÇÃO: COMERCIAL					
PRÉDIO ENGENHARIAS - FEG / ICT CAMPUS TEÓFILO OTONI					
RODOVIA MG 367, KM 583, NÚMERO 5000 - ALTO DA JACUBA - DIAMANTINA/MG					
PROPRIETÁRIO:	UNIVERSIDADE FEDERAL DOS VALES DO JEQUITINHONHA E MUCURI			CNPJ:	16.888.315/0001-57
CONTEÚDO: PLANTA BAIXA DE COBERTURA CORTE C1 / ESQUEMA VERTICAL					
RESPONSÁVEL TÉCNICO: ENG. CIVIL EDUARDO OLIVEIRA NEVES CREA MG 48.885/D					
VERSÃO:	V 1	DATA:	AGO / 2010	DESENHO:	EDUARDO NEVES
					FOLHA: 04/10