


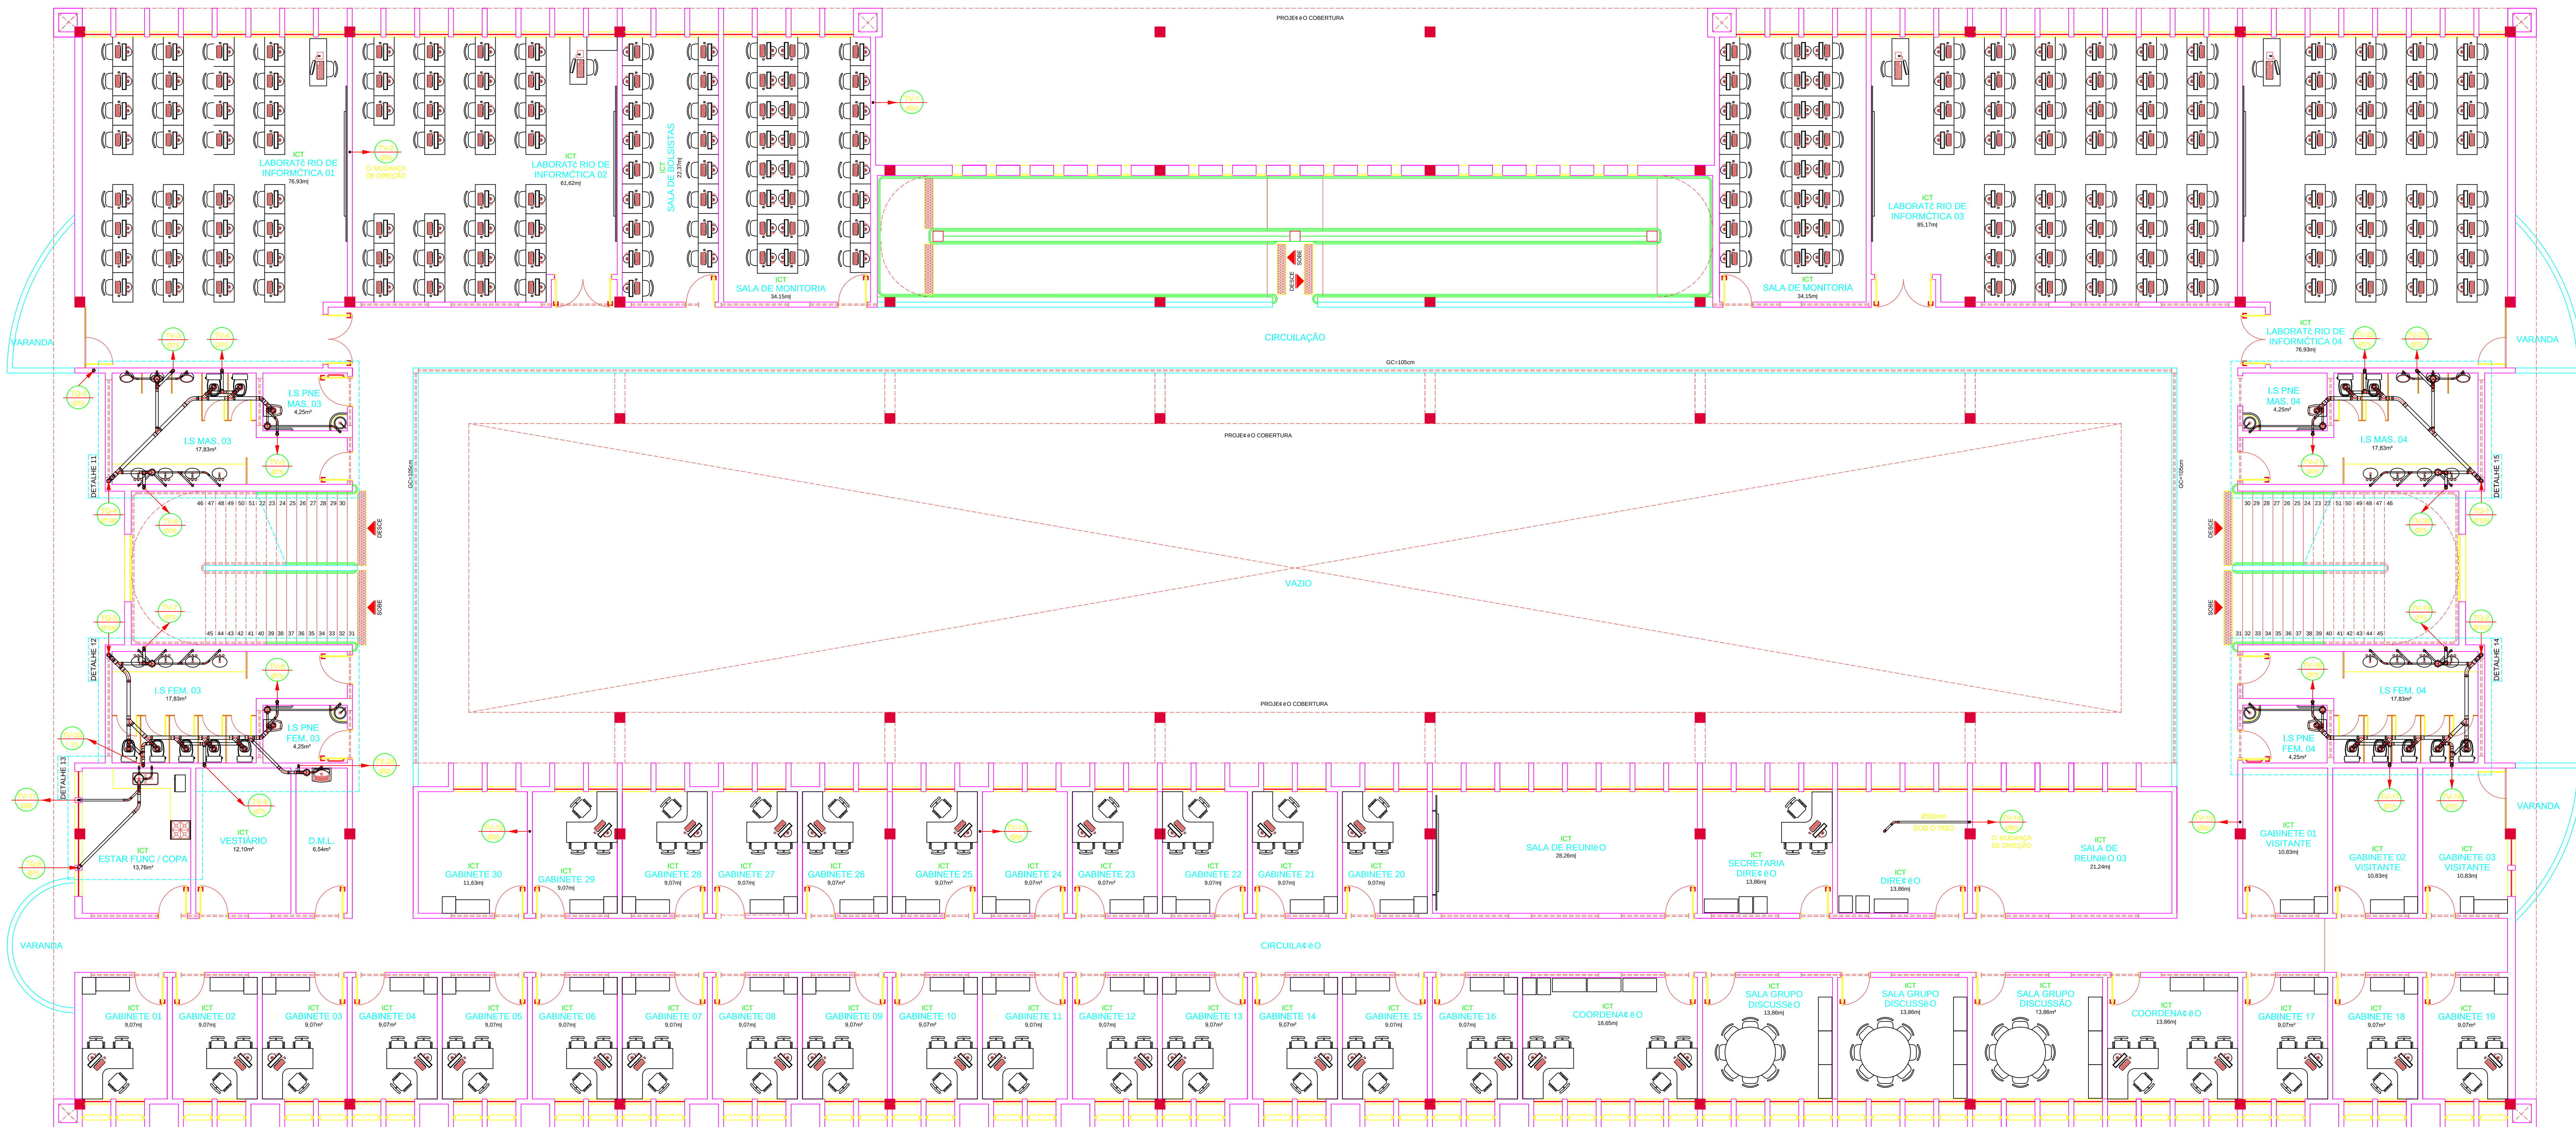

PLANTA BAIXA - 2ºPISO
ESCALA: 1/75 - CREA: 1.839.04m

SIMBOLOGIA

- Caixa de Inspeção
- Caixa de Gordura
- Tubo de Ventilação - Sob o Piso
- Tubo de Queda - Desce
- Indica o Sentido do Fluxo
- PL - Furo Luminar

NA	DATA	RESPONSÁVEL	DESCRIÇÃO DA REVISÃO
IDENTIFICADOR			
PROJETO HIDROSSANITÁRIO - ESGOTO			
DATA			
COMERCIAL			
PRÉDIO ENGENHARIAS - FEG / ICT		36.888.315/0001-57	
CAMPUS TEÓFILO OTONI			
RODOVIA MG 367, KM 583, NÚMERO 5000 - ALTO DA JACUBA - DIAMANTINA/MG			
PROPRIETÁRIO	UNIVERSIDADE FEDERAL DOS VALES DO JEQUITINHONHA E MUCURI		CNPJ
CONTEÚDO			
PLANTA BAIXA - 2ºPISO			
RESPONSÁVEL TÉCNICO			
ENG. CIVIL EDUARDO OLIVEIRA NEVES			
CREA MG 48.885/D			
VERSÃO	DATA	DESENHO	FOLHA
V 1	AGO / 2010	EDUARDO NEVES	02/08