


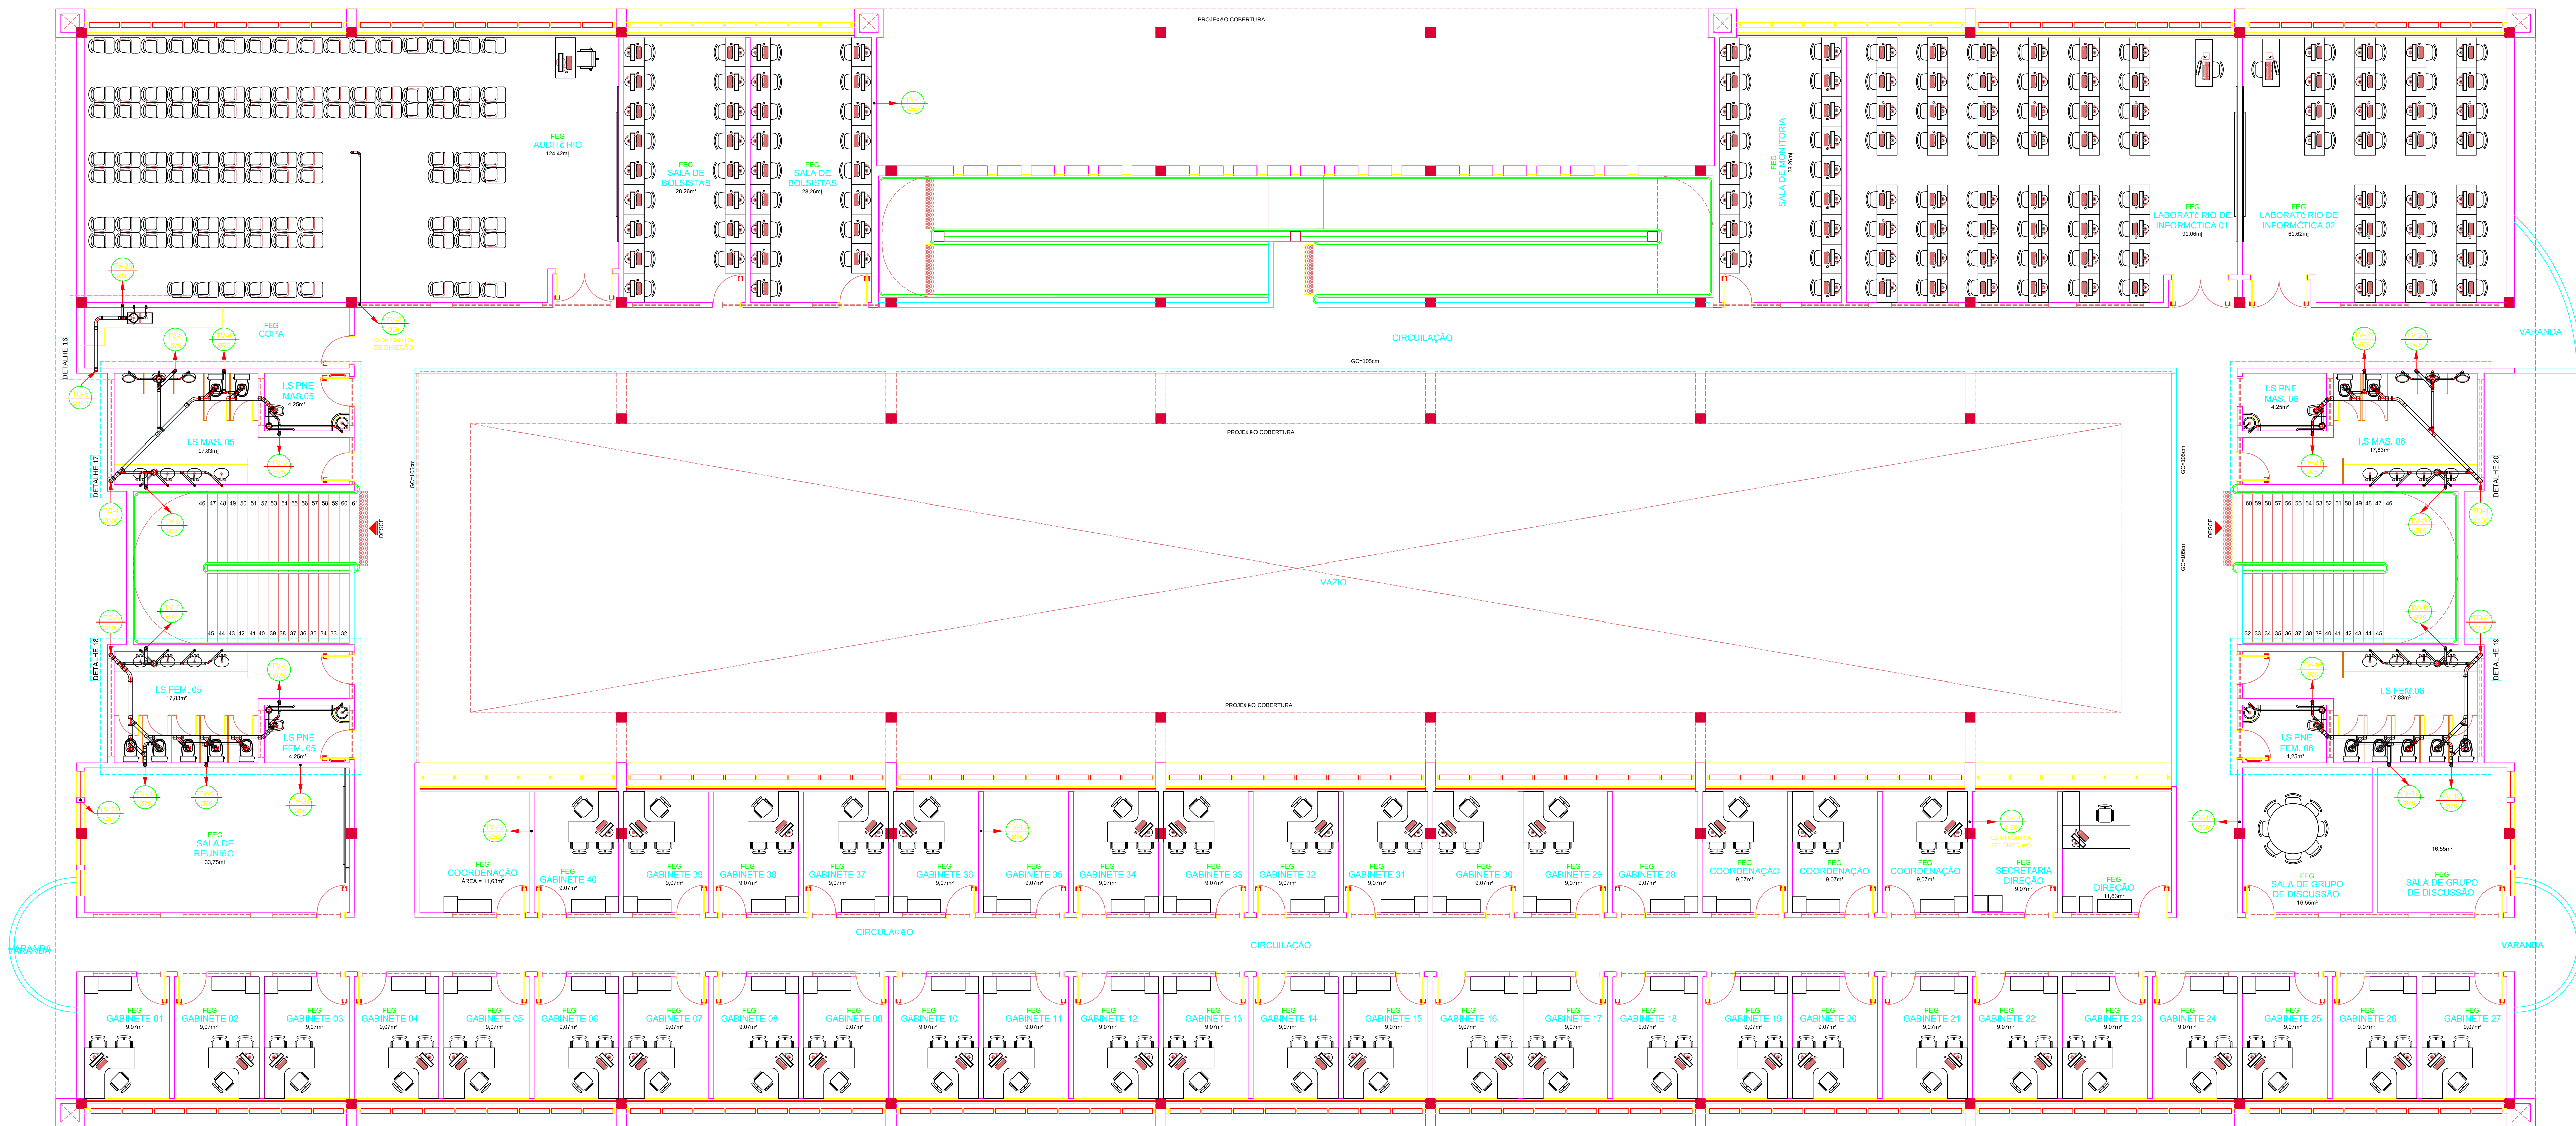

PLANTA BAIXA - 3ºPISO
ESCALA: 1/75 - CREA: 1.839,04m

SIMBOLOGIA

- CAIXA DE INSPEÇÃO
- CAIXA DE GORDURA
- TUBO DE VENTILAÇÃO - SOBRE
- TUBO DE Queda - DESCE
- INDICA O SENTIDO DO FLUXO
- PL - PISO LUMINAR

NA	DATA	RESPONSÁVEL	DESCRIÇÃO DA REVISÃO
IDENTIFICADOR: PROJETO HIDROSSANITÁRIO - ESGOTO			
DESCRIÇÃO: COMERCIAL			
PRÉDIO ENGENHARIAS - FEG / ICT			
CAMPUS TEÓFILO OTONI			
RODOVIA MG 367, KM 583, NÚMERO 5000 - ALTO DA JACUBA - DIAMANTINA/MG			
PROPRIETÁRIO:	UNIVERSIDADE FEDERAL DOS VALES DO JEQUITINHONHA E MUCURI		CNPJ: 16.888.315/0001-57
CONTÉÚDO: PLANTA BAIXA - 3ºPISO			
RESPONSÁVEL TÉCNICO: ENG. CIVIL EDUARDO OLIVEIRA NEVES CREA MG 48.885/D			
VERSÃO: V 1	DATA: AGO / 2010	DESENHO: EDUARDO NEVES	FOLHA: 03/08